



LEGENDA


SÍMBOLO	DESCRIÇÃO
	- LUMINÁRIA DE EMERGÊNCIA 30 LEDS A 2.20M DO PISO
	- EXTINTOR DE PO QUÍMICO CONTEÚDO DE 6Kg CLASSE ABC, CARGA EXTINTORA C.E: 2-A, 20-BC
	- EXTINTOR DE DIÓXIDO DE CARBONO (CO2) CONTEÚDO DE 6Kg CLASSE BC, CARGA EXTINTORA C.E: 5-BC
NOTA 1: FORMA DE INSTALAÇÃO DAS PLACAS VER DETALHES.	
	- PLACA DE INDICAÇÃO DE ROTA DE FUGA: SAÍDA DE EMERGÊNCIA
	- PLACA DE INDICAÇÃO DE ROTA DE FUGA: ROTA DE FUGA A DIREITA
	- PLACA DE INDICAÇÃO DE ROTA DE FUGA: ROTA DE FUGA A ESQUERDA
	- PLACA DE INDICAÇÃO DE ROTA DE FUGA: DESCE ESCADA

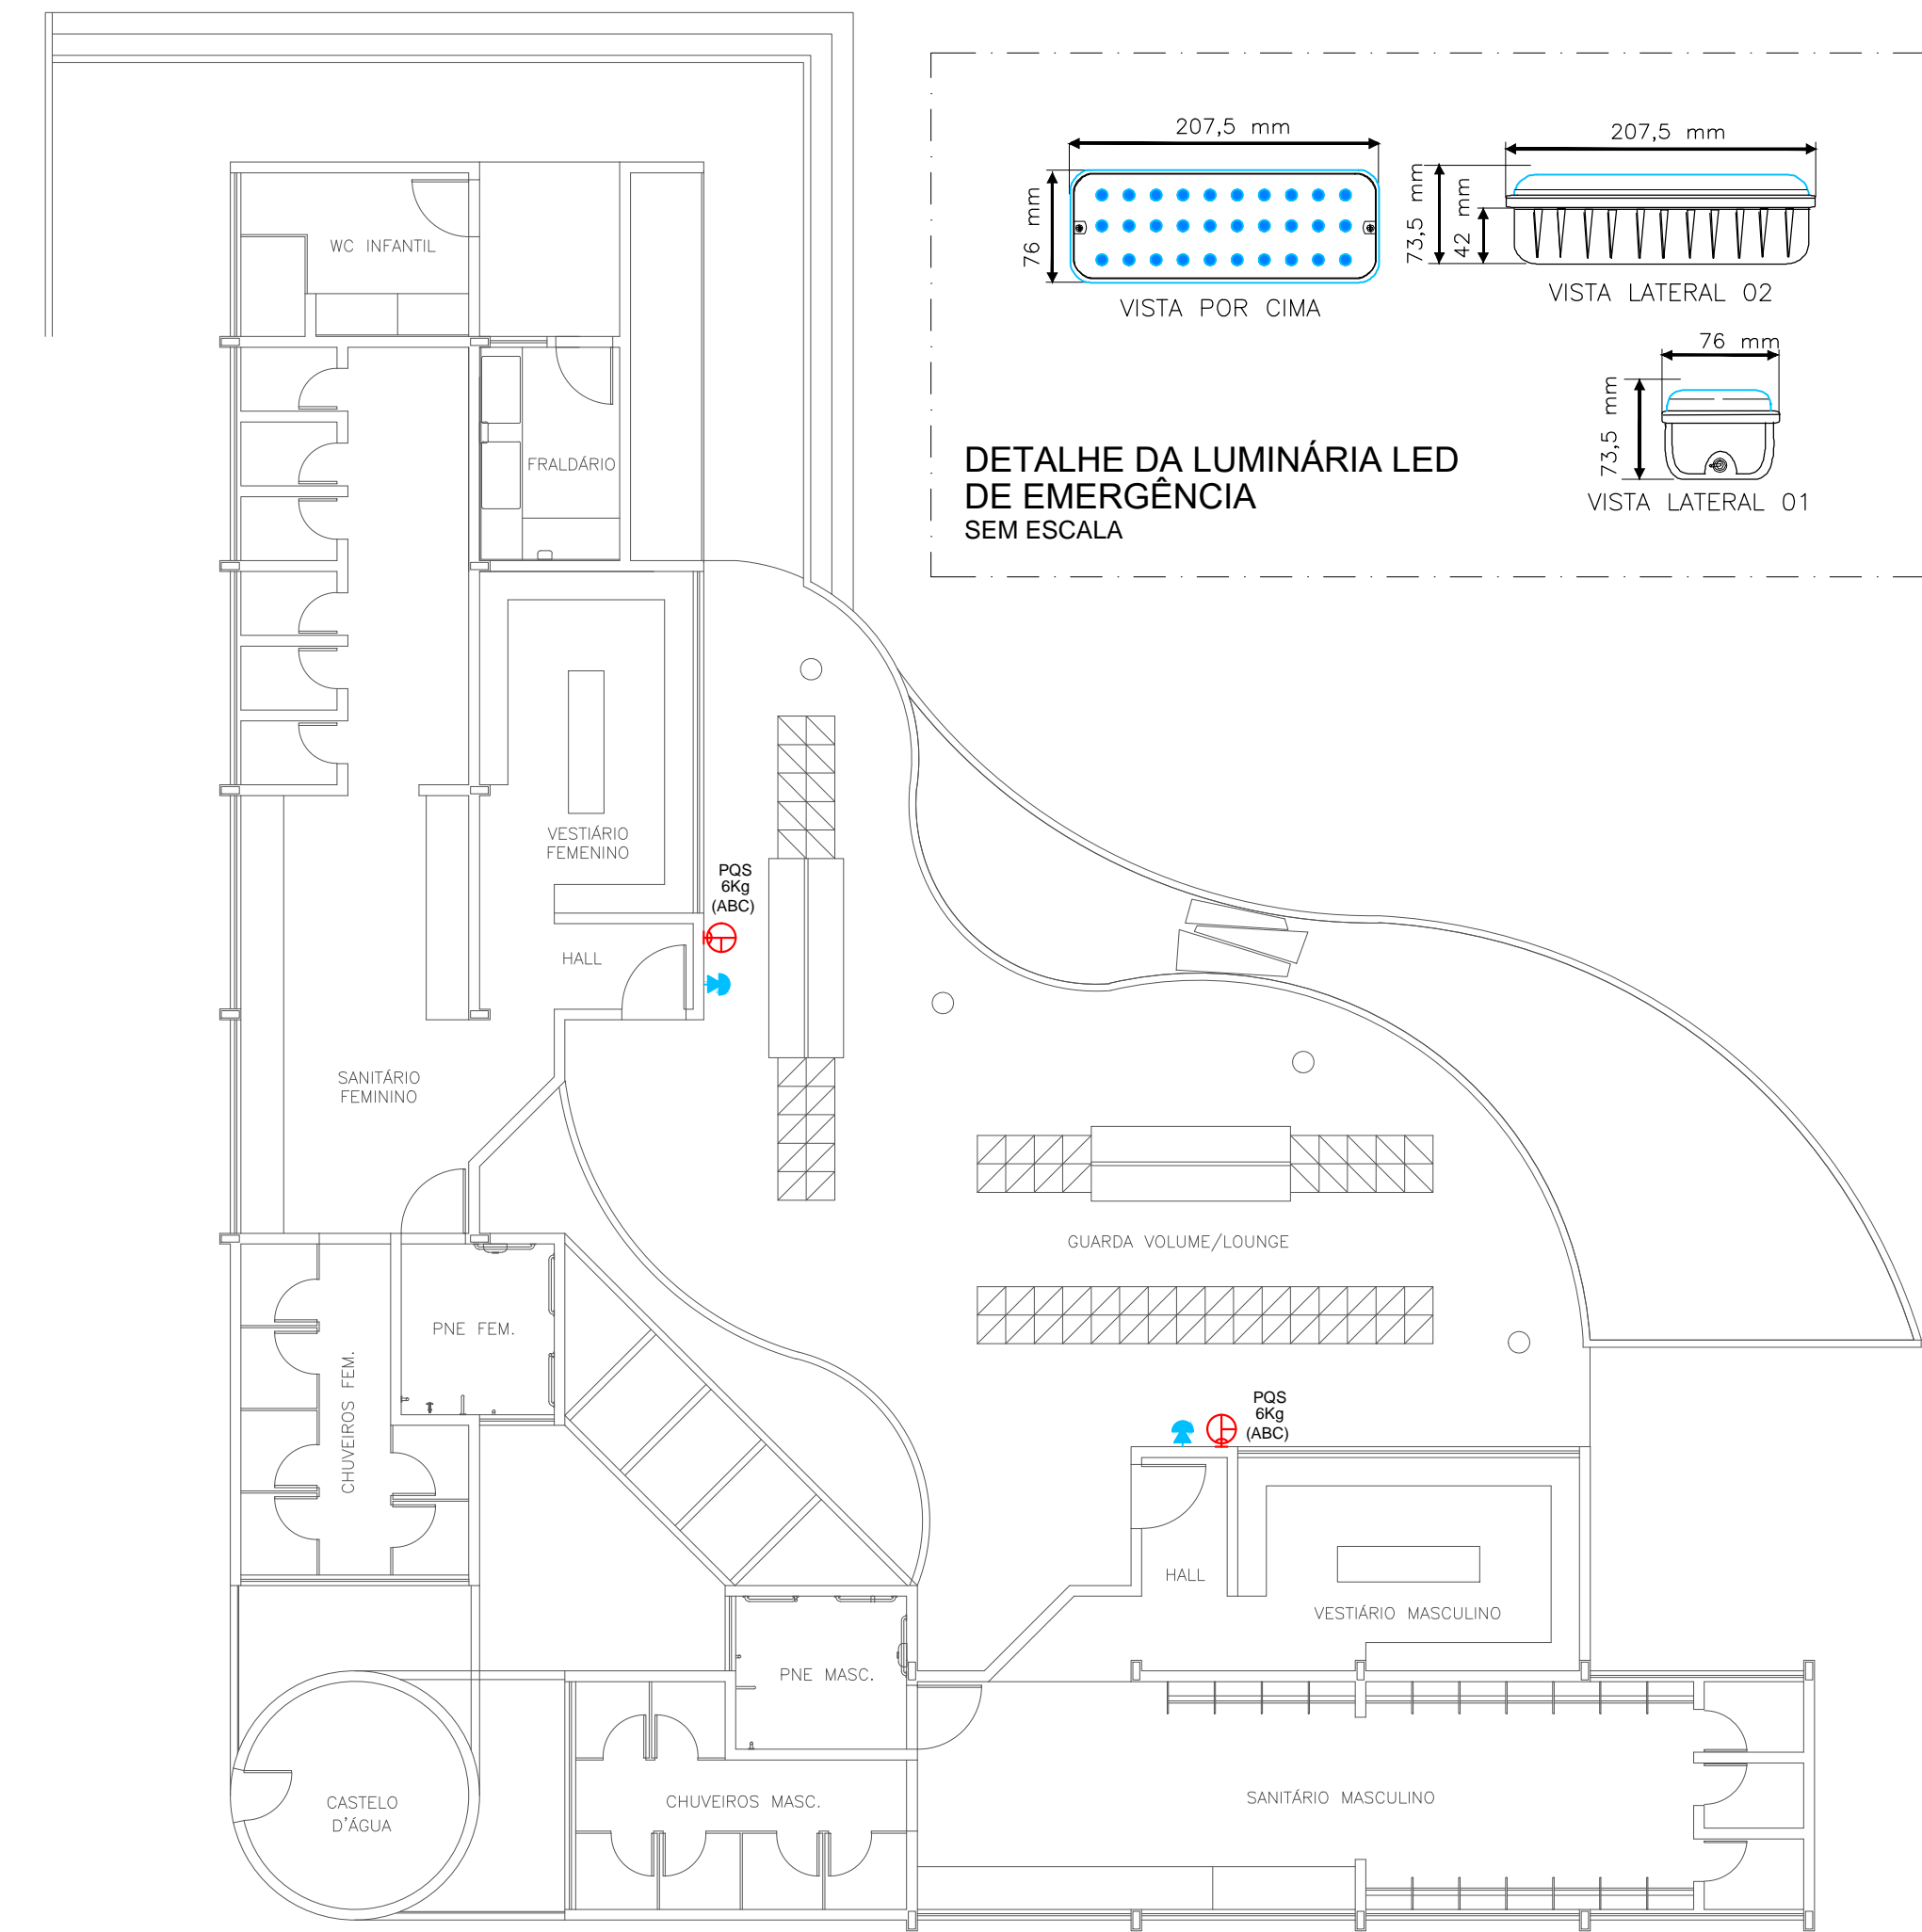


PLANTA BAIXA - BLOCO 01 (VESTIÁRIOS)
ESCALA: 1/100

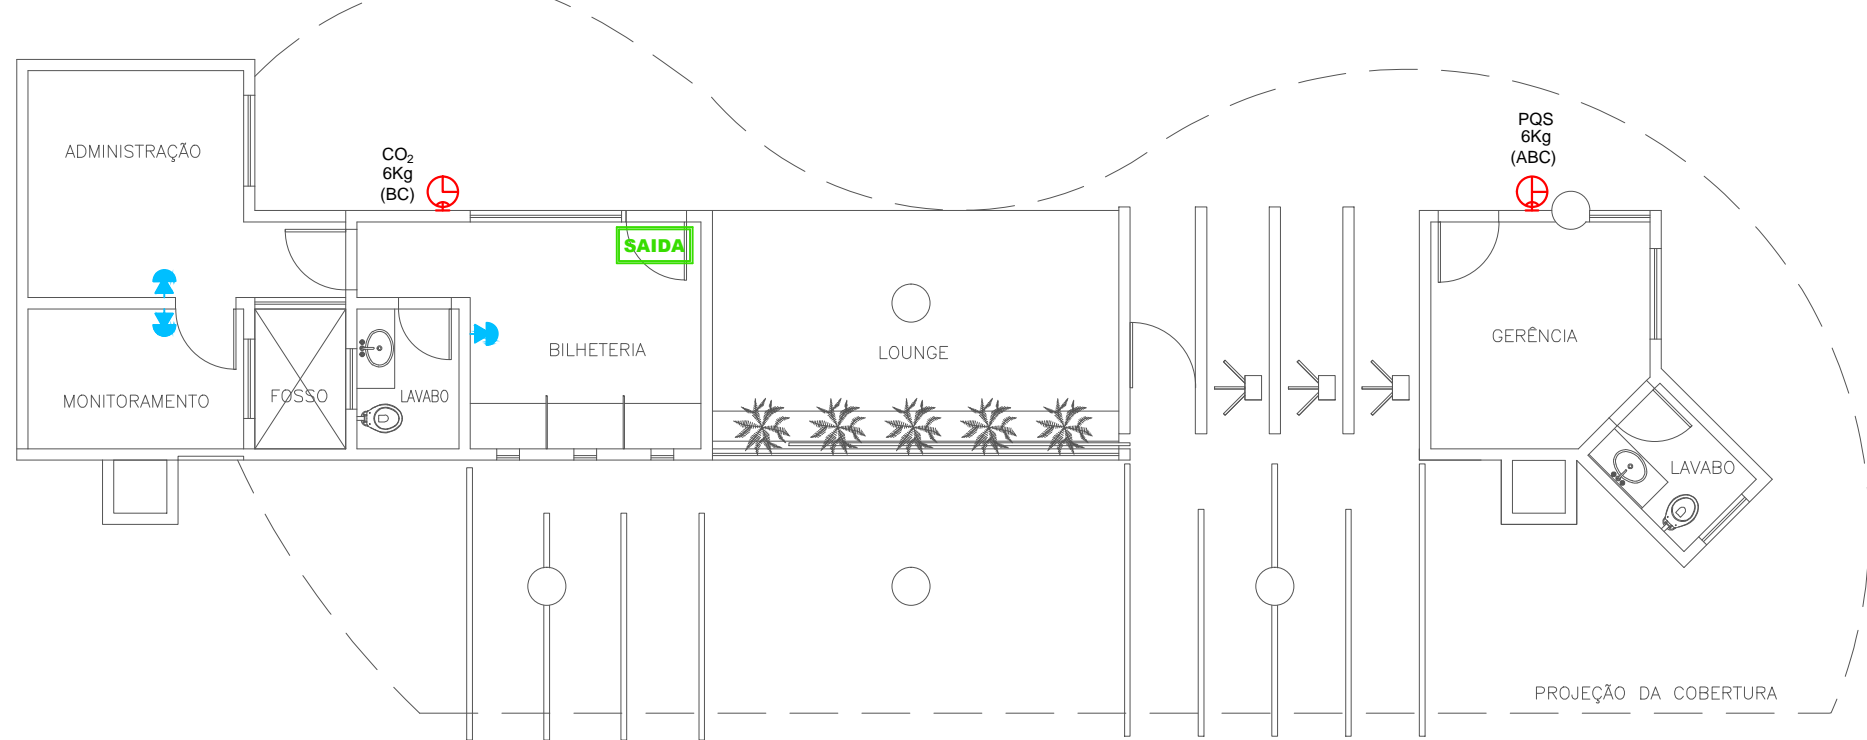


PLANTA BAIXA - BLOCO 15 (BILHETERIA/ADMINISTRAÇÃO)
ESCALA: 1/75

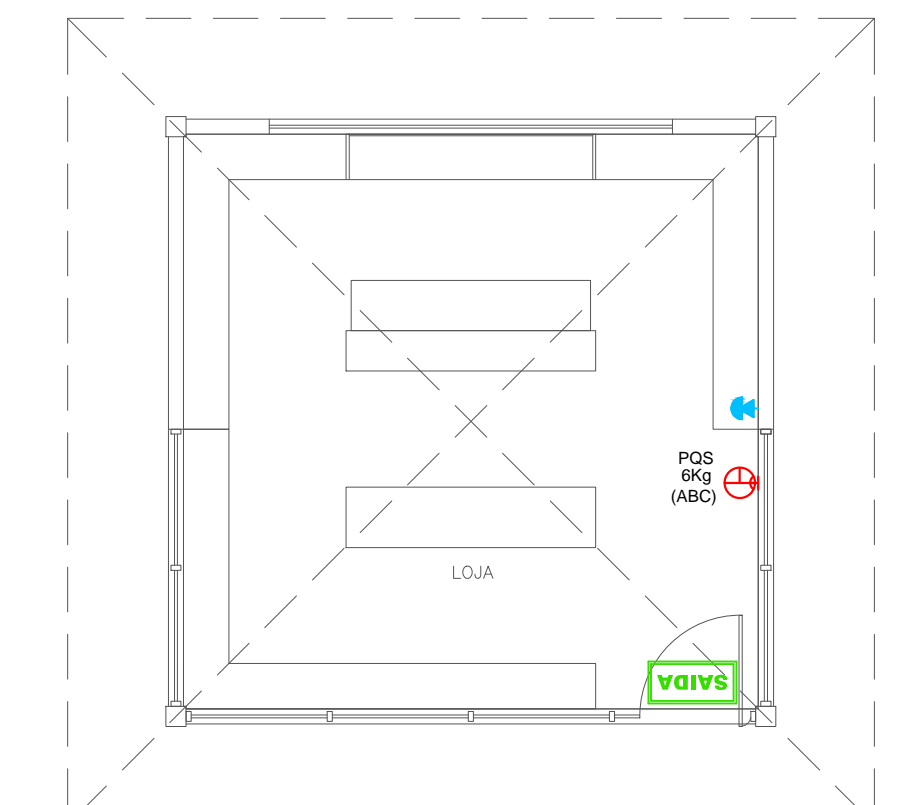


PLANTA BAIXA - BLOCO 10 (LOJA)
ESCALA: 1/75

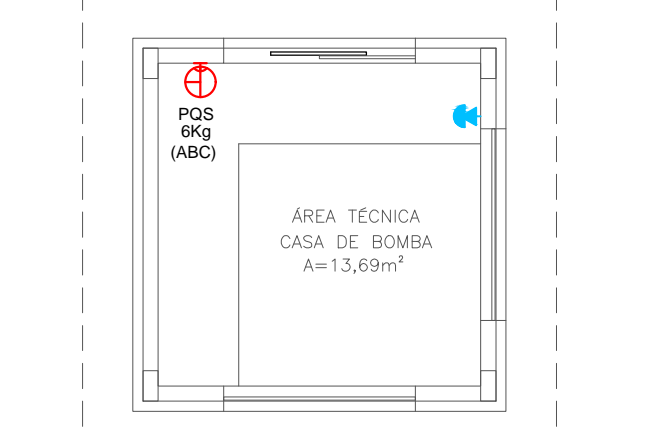


PLANTA BAIXA - CASA DE BOMBAS
ESCALA: 1/75

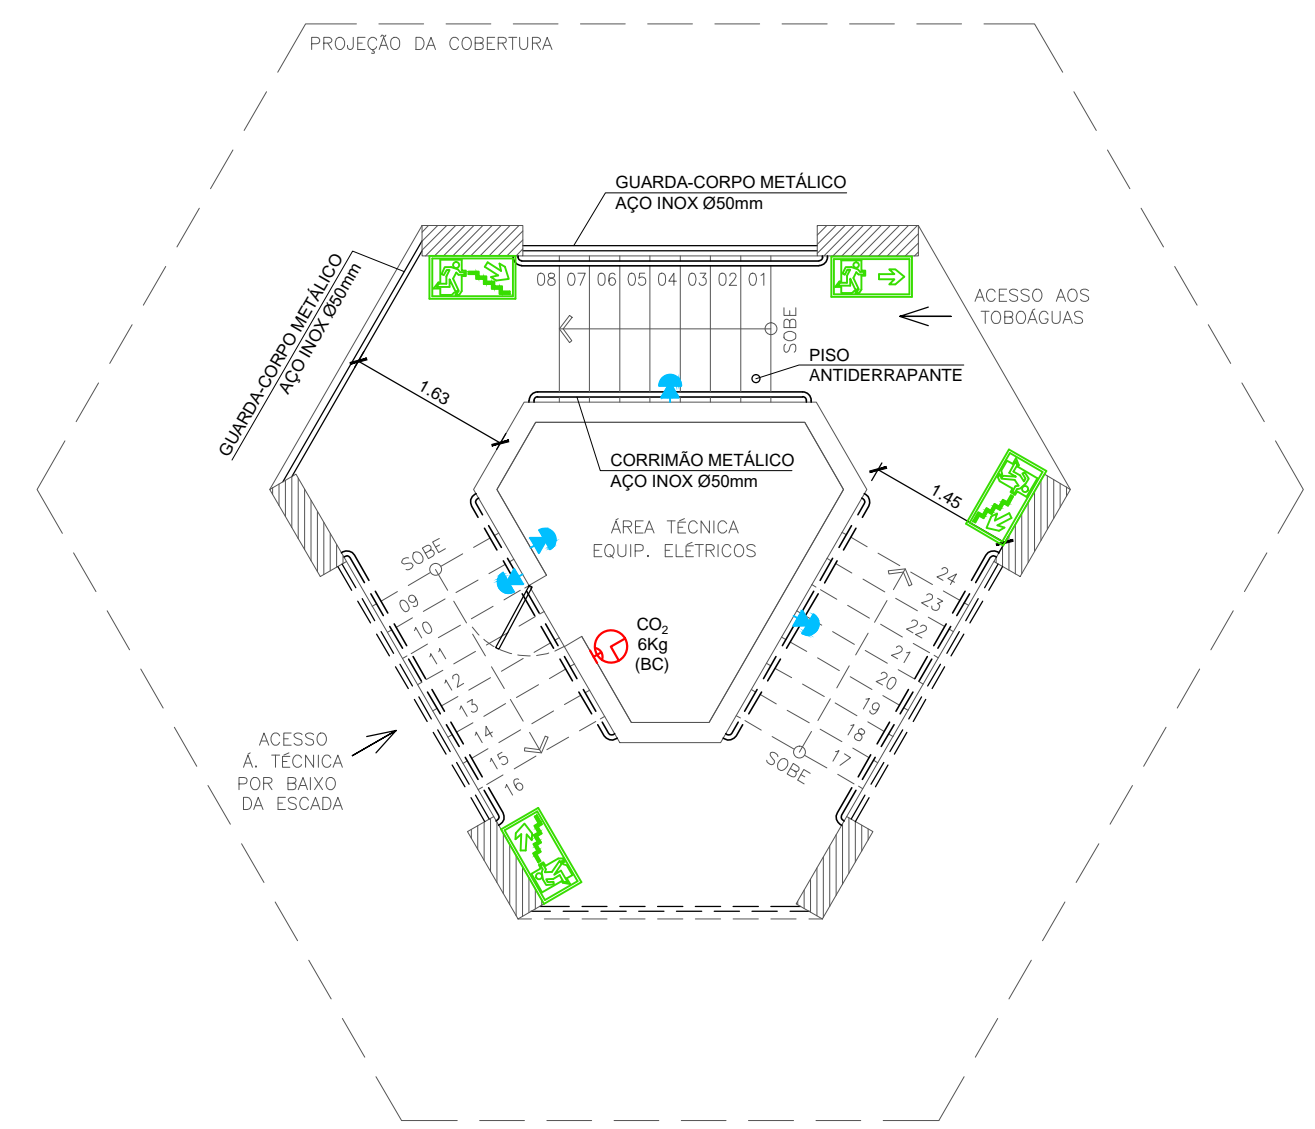


PLANTA BAIXA TÉRREO - BLOCO 06 (TORRE)
ESCALA: 1/75

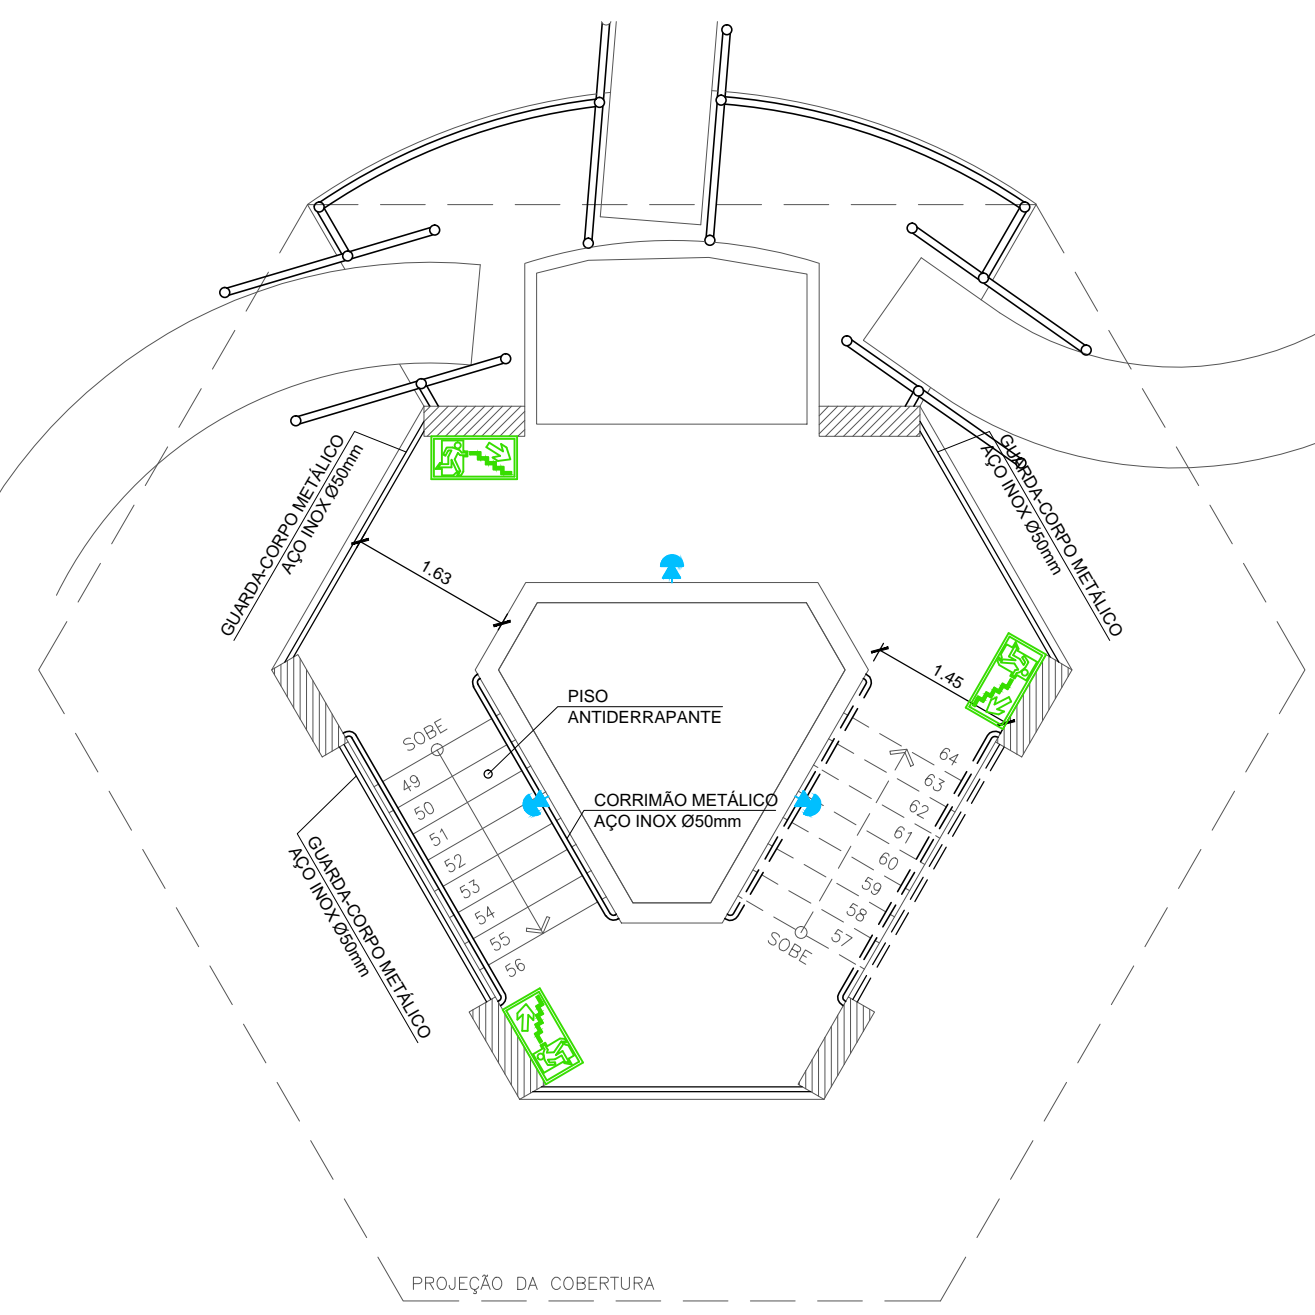






PLANTA BAIXA 2º PVTO - BLOCO 06 (TORRE)
ESCALA: 1/75

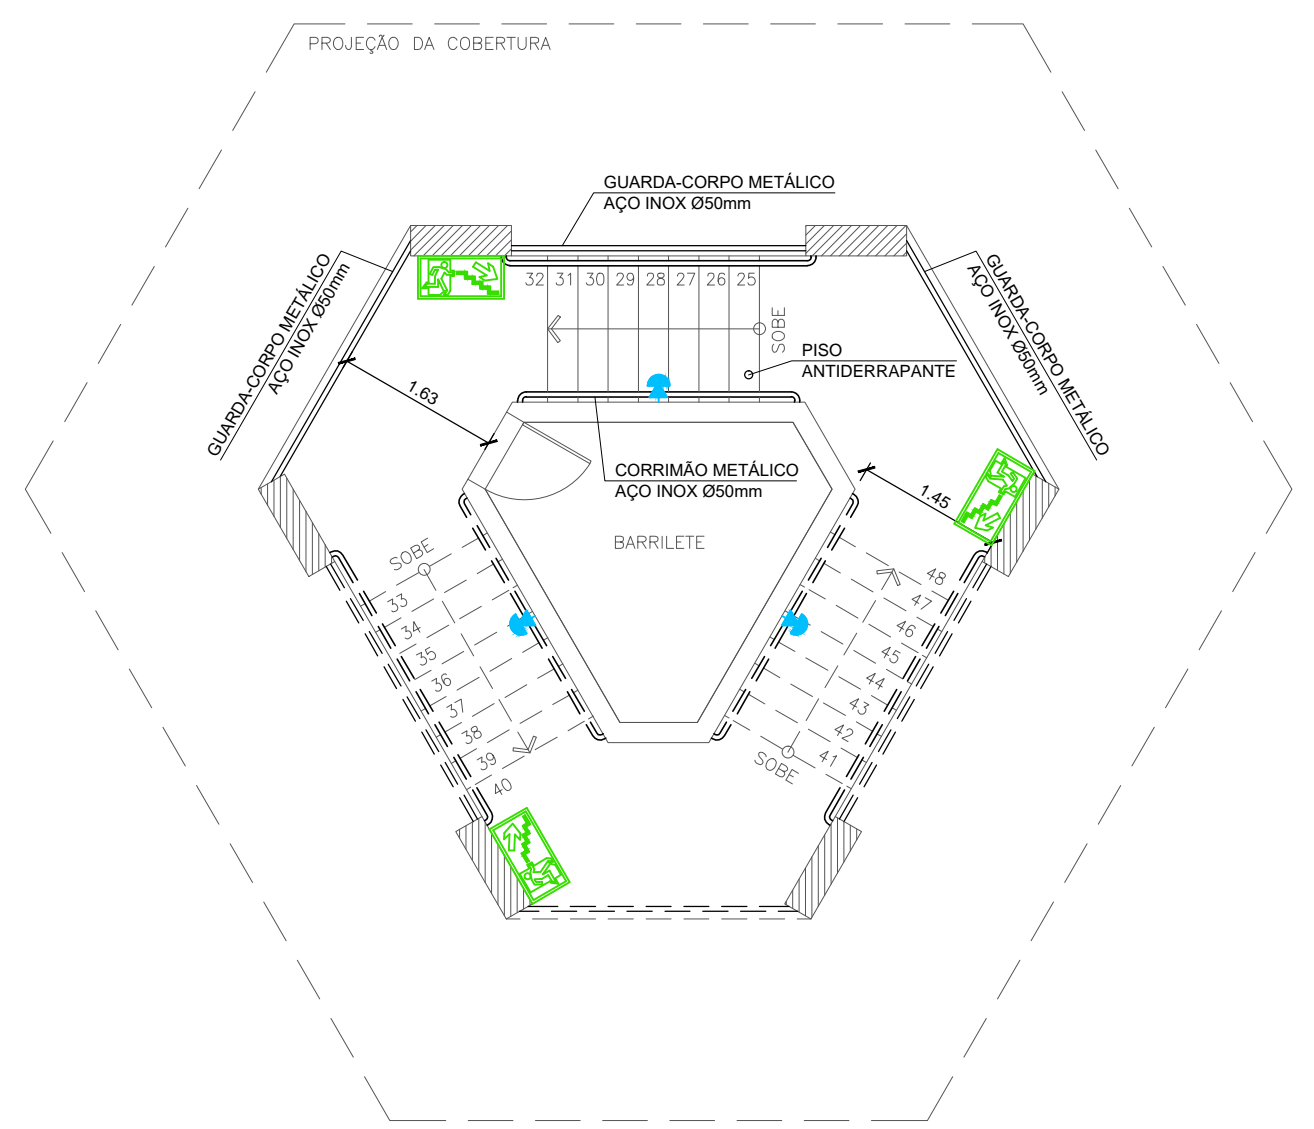

PLANTA BAIXA 1º PVTO - BLOCO 06 (TORRE)
ESCALA: 1/75

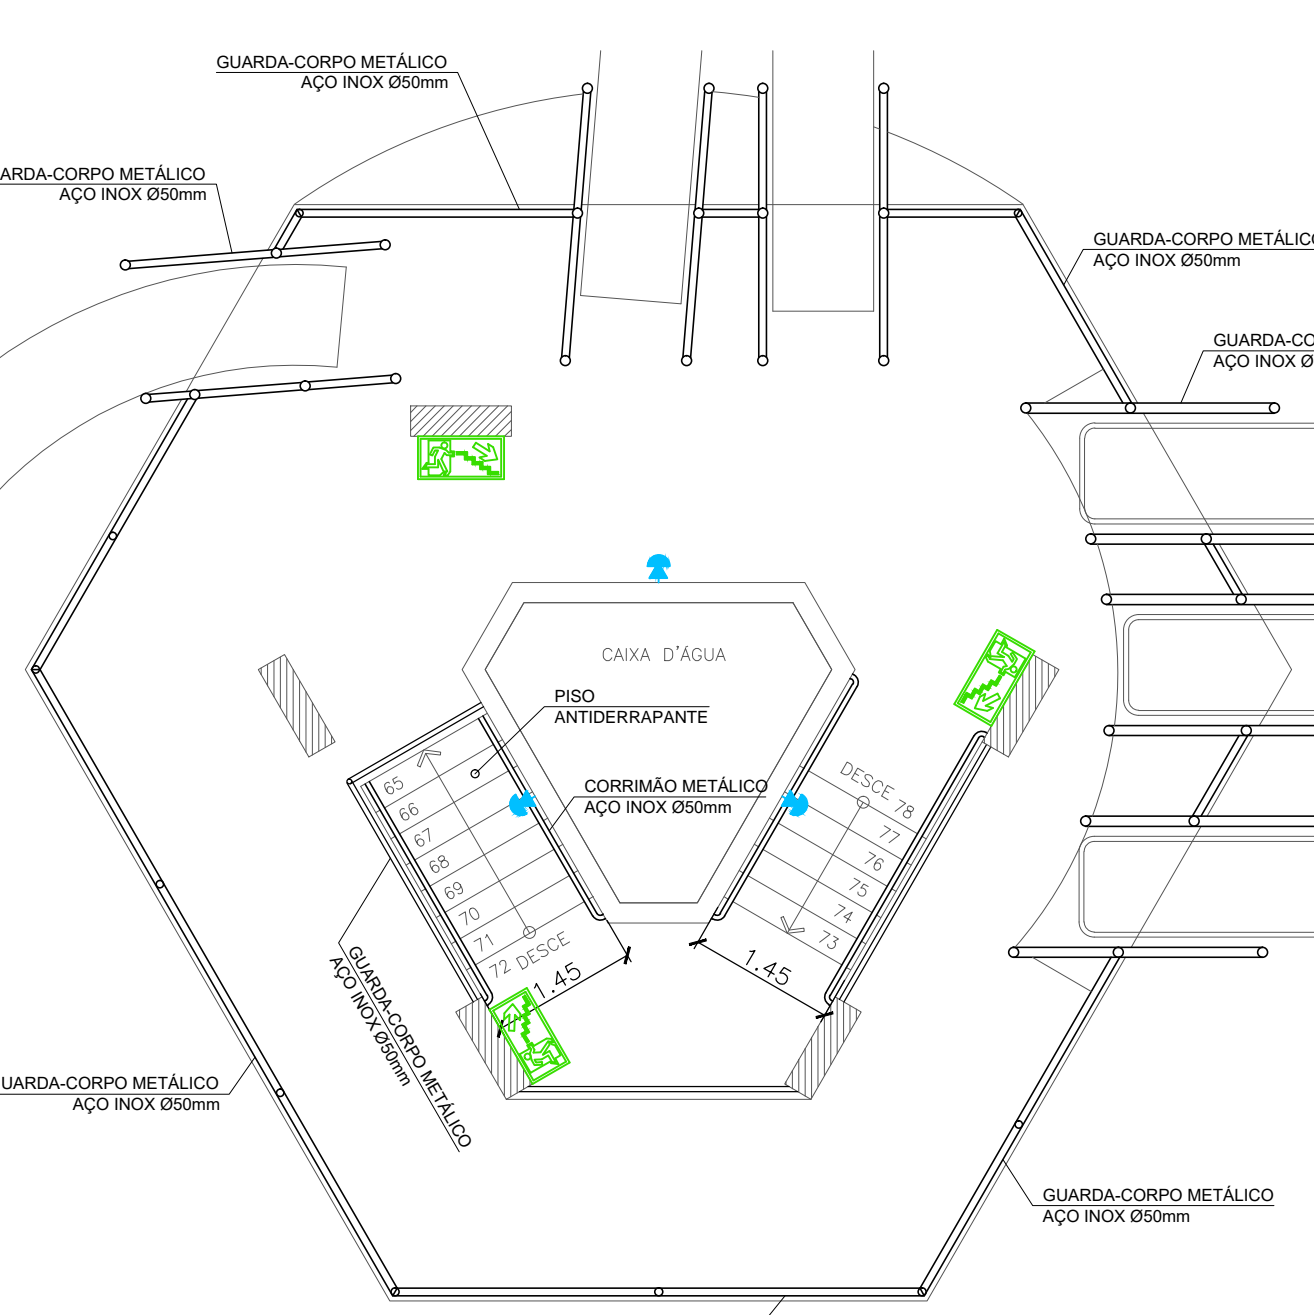

PLANTA BAIXA 3º PVTO - BLOCO 06 (TORRE)
ESCALA: 1/75

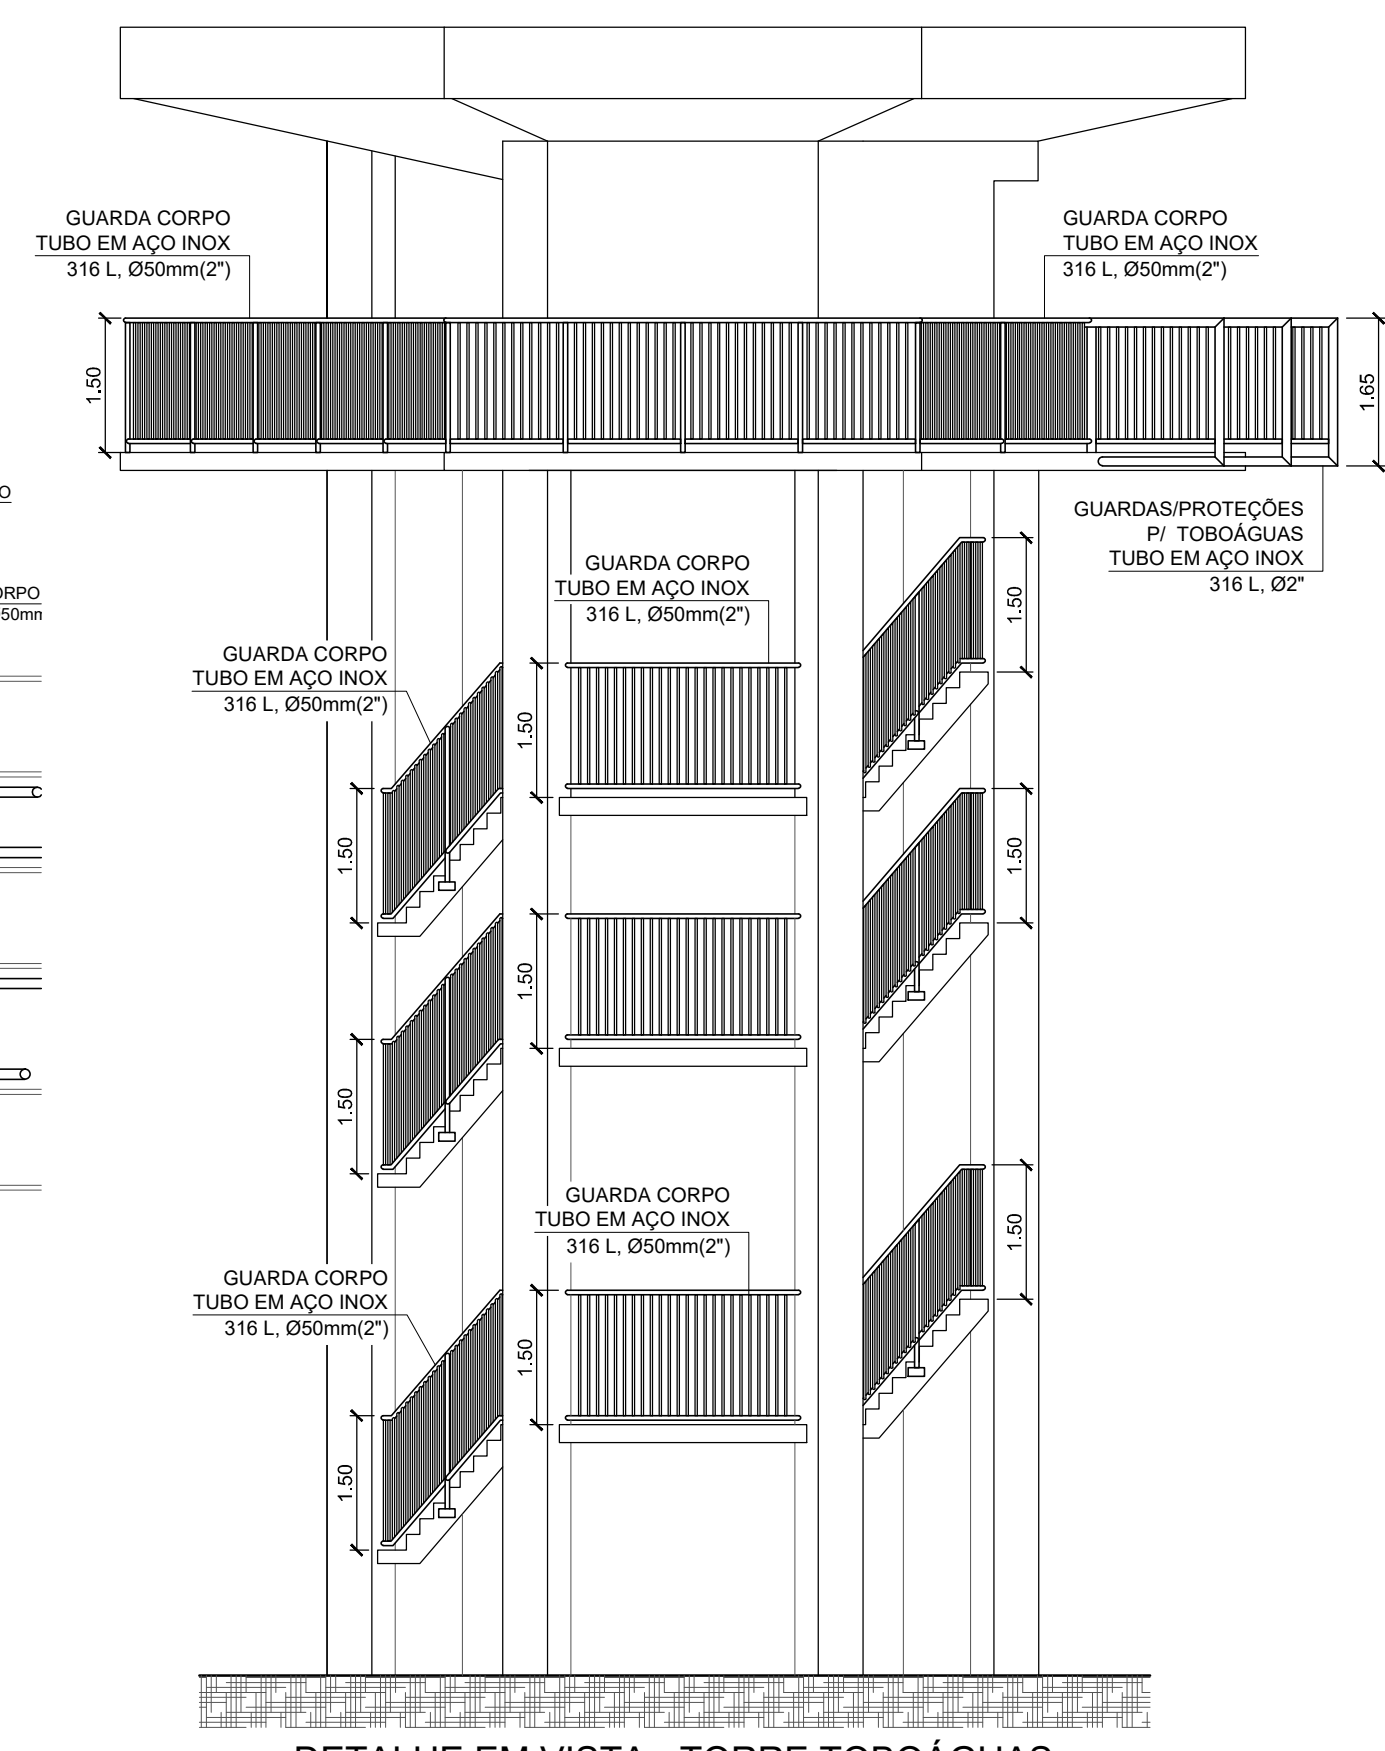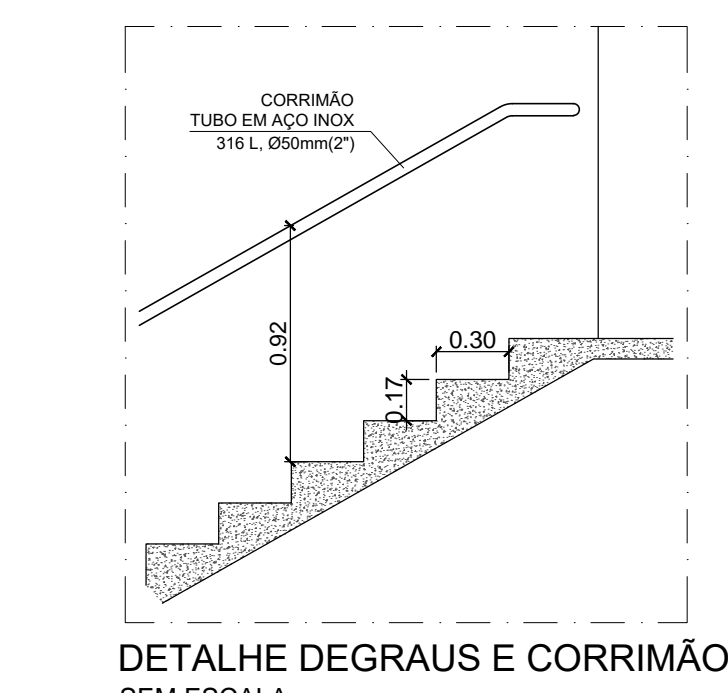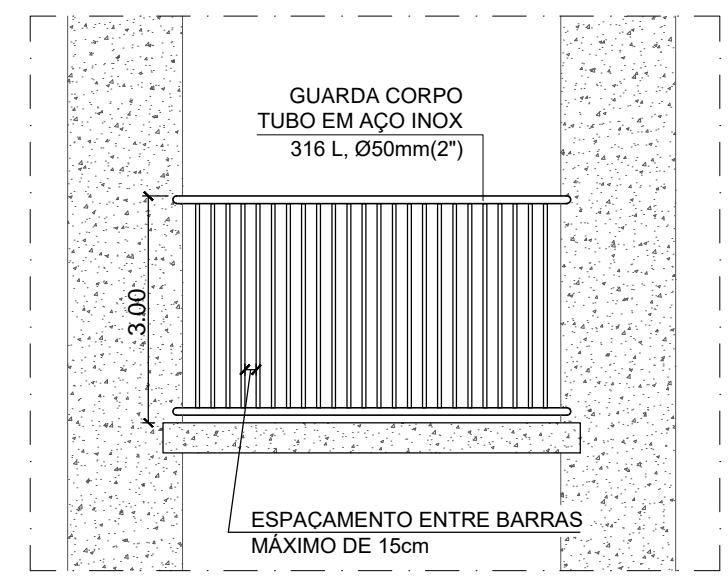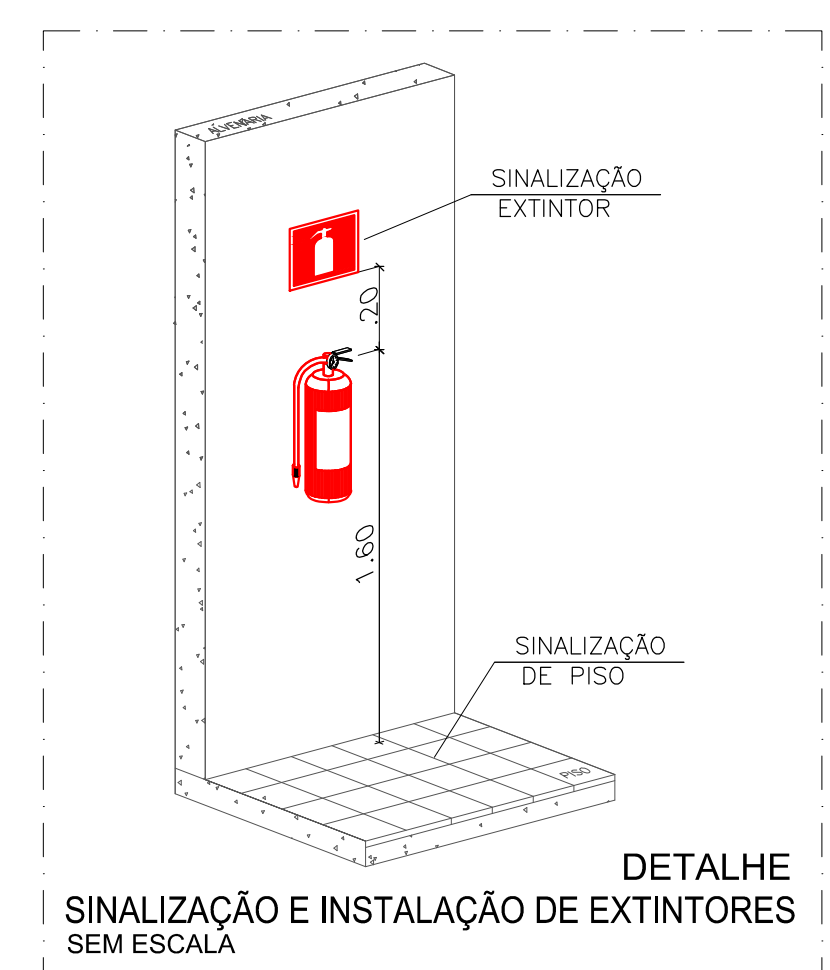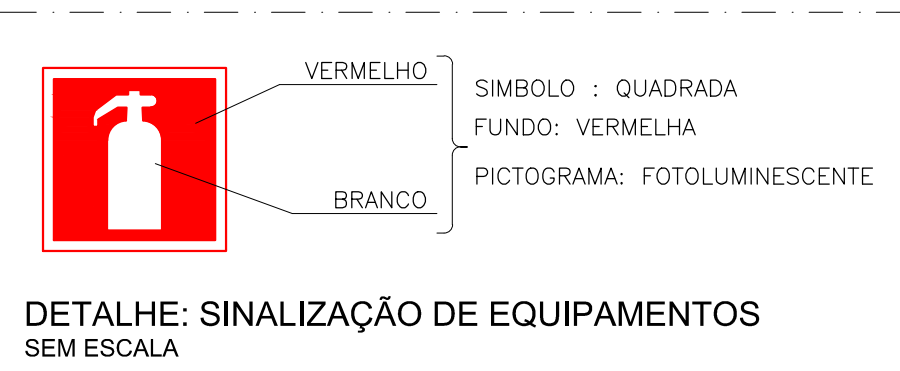

PERNAS-COR-ESPESURA

01	-- 01 -- 0.30
02	-- 07 -- 0.20
03	-- 82 -- 0.25
04	-- 150 -- 0.25
05	-- 06 -- 0.20
06	-- 06 -- 0.25
07	-- 07 -- 0.15
08	-- 250 -- 0.10
09	-- 07 -- 0.10
10	-- 10 -- 0.23
82	-- 82 -- 0.23
40	-- 07 -- 0.10
120	-- 07 -- 0.25
130	-- 07 -- 0.60
132	-- 07 -- 0.35
172	-- 172 -- 0.30
252	-- 07 -- 0.17
255	-- 07 -- 0.15
DEMAIS	-- 0.10

Rocha & Sá Engenharia
PROJETOS E EXECUÇÕES

RUA NATAL, Nº 4662 - SALA "A", BAIRRO NOVO HORIZONTE, TERESINA - PI (CEP: 64.079-160)
CONTATOS: (86) 99857-6438 // (86) 99497-9751 // rspiengenharia@hotmail.com

RESP. TÉCNICO: *Markys Daniel Rodrigues de Oliveira*
MARKYS DANIEL RODRIGUES DE OLIVEIRA
ENG. CIVIL - RNP: 1914917014

CONTRATANTE: *Sesc*
SESC - SERVIÇO SOCIAL DO COMÉRCIO
CNPJ: 03.581.526/0005-24

OBRA:
UNIDADE OPERACIONAL SESC BEIRA MAR - PARQUE AQUÁTICO
RODOVIA PI 116 - KM 7,5 - BAIRRO PRAIA DO BARRO PRETO
LUÍS CORREIA - PI

PROJETO:
COMBATE A INCÊNDIO E GÁS GLP

DESCRIÇÃO:
PLANTA BAIXA BLOCO 01 e 06 - PROTEÇÃO CONTRA INCÊNDIO
PLANTA BAIXA BLOCO 10 e 15 - PROTEÇÃO CONTRA INCÊNDIO
LEGENDA E DETALHES

FOLHA:
03

REVISÃO: R0.18-06-2020	DATA: MAIO / 2020	FASE: PROJETO EXECUTIVO	ESCALA: INDICADA
---------------------------	----------------------	----------------------------	---------------------