

SITUAÇÃO GERAL - LOCAÇÃO DOS BLOCOS
SEM ESCALA


PARQUE AQUÁTICO - ETAPA 02

ETAPA	BLOCO	QUANTIDADE
02	01 BANHEIROS (AMPLIAÇÃO)	01 UNIDADES
01	02 PALHOÇA GRANDE	01 UNIDADE
01/02	03 PALHOÇA PEQUENA (ÁREA NÃO COMPUTÁVEL)	30 UNIDADES
01/02	04 TOBOÁGUA (ÁREA DE PISCINA)	01 UNIDADES
02	05 PEDILÓVIO	02 UNIDADES
01	06 TORRE	01 UNIDADES
01	07 CASA DE BOMBA	05 UNIDADES
02	08 PISCINA INFANTIL	01 UNIDADES
02	09 LANCHONETE	03 UNIDADES
02	10 LOJA	01 UNIDADES
02	11 QUIOSQUE TOALHAS	01 UNIDADES
02	12 COBERTURA TARTARUGA (ÁREA NÃO COMP.)	01 UNIDADES
02	13 MIRANTE (ÁREA NÃO COMPUTÁVEL)	01 UNIDADES
02	14 SETOR DE SERVIÇO DO PARQUE	01 UNIDADES
02	15 BILHETERIA E ADMINISTRAÇÃO	01 UNIDADES
02	16 ENTRADA RESTAURANTE	01 UNIDADES
02	17 FONTE (ÁREA NÃO COMPUTÁVEL)	01 UNIDADES

PLANTA BAIXA - REDE DE DRENAGEM PLUVIAL
ESCALA: 1/300

PENAS-COR-ESPESURA


01	-- 01 -- 0.30
02	-- 07 -- 0.20
03	-- 82 -- 0.25
04	-- 150 -- 0.25
05	-- 05 -- 0.20
06	-- 06 -- 0.25
07	-- 07 -- 0.15
08	-- 250 -- 0.10
09	-- 07 -- 0.10
10	-- 10 -- 0.23
82	-- 82 -- 0.23
40	-- 07 -- 0.10
120	-- 07 -- 0.25
130	-- 07 -- 0.50
132	-- 07 -- 0.35
172	-- 172 -- 0.30
252	-- 07 -- 0.17
255	-- 07 -- 0.15
DEMAIS	-- 0.10

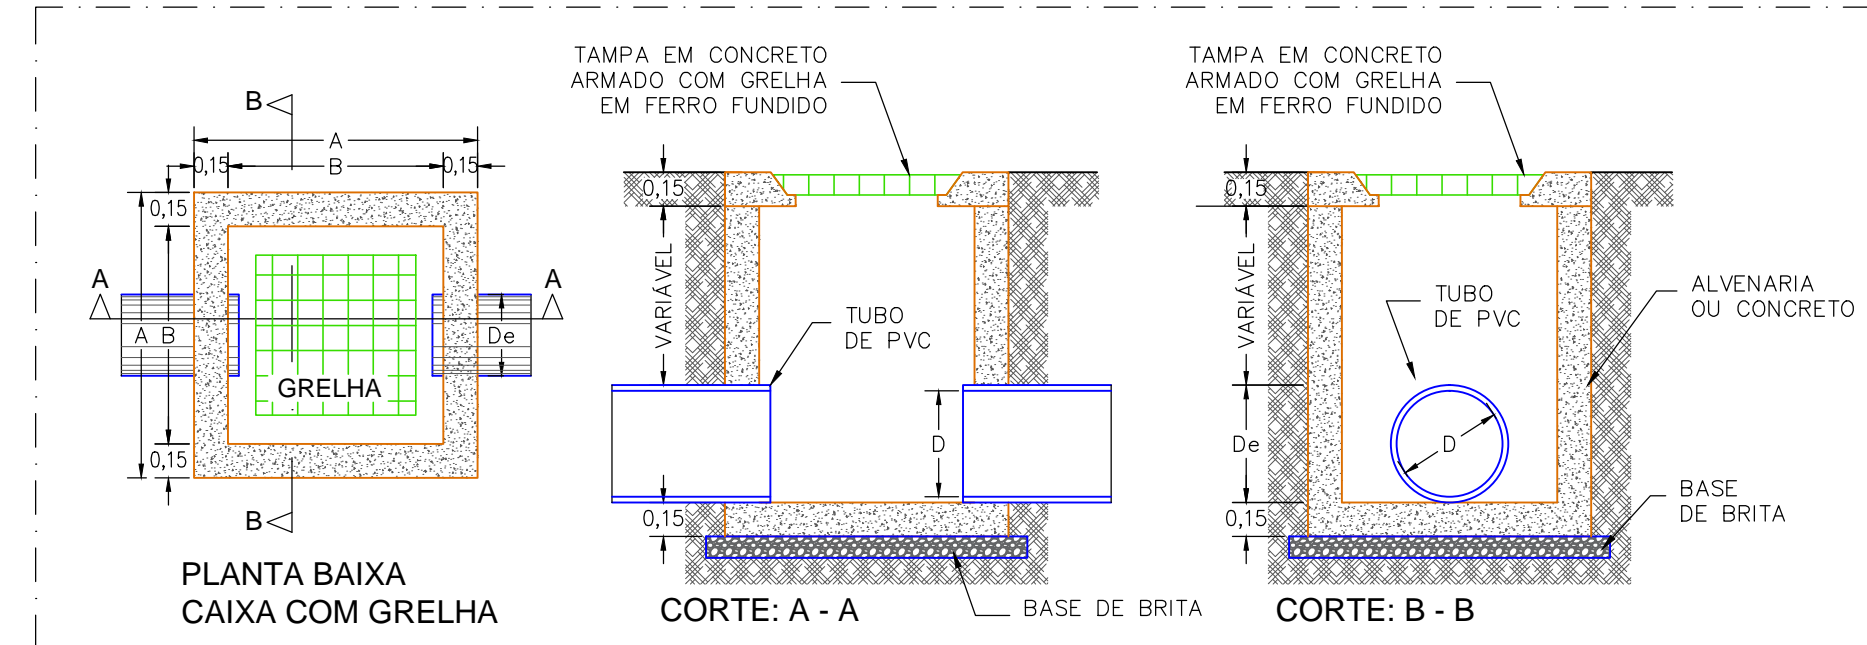

DETALHE - CAIXA PLUVIAL (CXP) COM GRELHA
SEM ESCALA (COTAS EM METROS)

DIMENSÕES DAS CAIXAS E GRELHA

CXP	EXTERNA A (m)	INTERNA B (m)	GRELHA L x L (m)
40 x 40	0,70	0,40	0,40 x 0,40
60 x 60	0,90	0,60	0,40 x 0,40
80 x 80	1,10	0,80	0,60 x 0,60

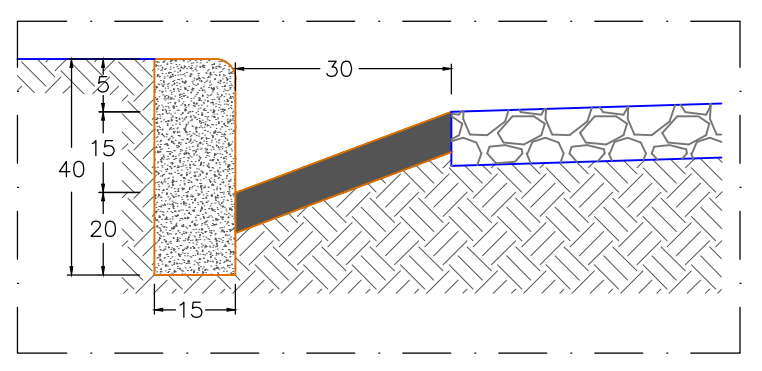

DETALHE - SARJETA
SEM ESCALA (COTAS EM CM)

LEGENDA

SÍMBOLOS	DESCRIÇÃO
	- TUBULAÇÃO DE PVC PARA REDE DE DRENAGEM PLUVIAL
	- LINHA DE PISO REBAIXADO PARA DRENAGEM SUPERFICIAL
	- INDICAÇÃO DO SENTIDO DE INCLINAÇÃO DO PISO (SENTIDO DE QUEDA)
	- CAIXA DE ÁREIA PI DRENAGEM PLUVIAL COM GRELHA

Rocha & Sá Engenharia
PROJETOS E EXECUÇÕES

RUA NATAL, Nº 4662 - SALA "A", BAIRRO NOVO HORIZONTE, TERESINA - PI (CEP: 64.079-160)
CONTATOS: (86) 99857-6438 // (86) 99497-9751 // rspiengenharia@hotmail.com

RESP. TÉCNICO: <i>Markys Daniel Rodrigues de Oliveira</i> MARKYS DANIEL RODRIGUES DE OLIVEIRA ENG. CIVIL - RNP: 1914917014	CONTRATANTE: <i>Luís Correia</i> SESC - SERVIÇO SOCIAL DO COMÉRCIO CNPJ: 03.581.526/0005-24
---	--

OBRA:
UNIDADE OPERACIONAL SESC BEIRA MAR - PARQUE AQUÁTICO
RODOVIA PI 116 - KM 7,5 - BAIRRO PRAIA DO BARRO PRETO
LUÍS CORREIA - PI

PROJETO:
DRENAGEM PLUVIAL SUPERFICIAL

DESCRIÇÃO:
PLANTA BAIXA - REDE DE DRENAGEM PLUVIAL
LEGENDA E DETALHES

REVISÃO: R0.18-06-2020	DATA: MAIO / 2020	FASE: PROJETO EXECUTIVO	ESCALA: INDICADA
---------------------------	----------------------	----------------------------	---------------------