



PLANTA BAIXA - ABASTECIMENTO RESERVATÓRIO AGESPISA E PISCINAS  
ESCALA: 1/200

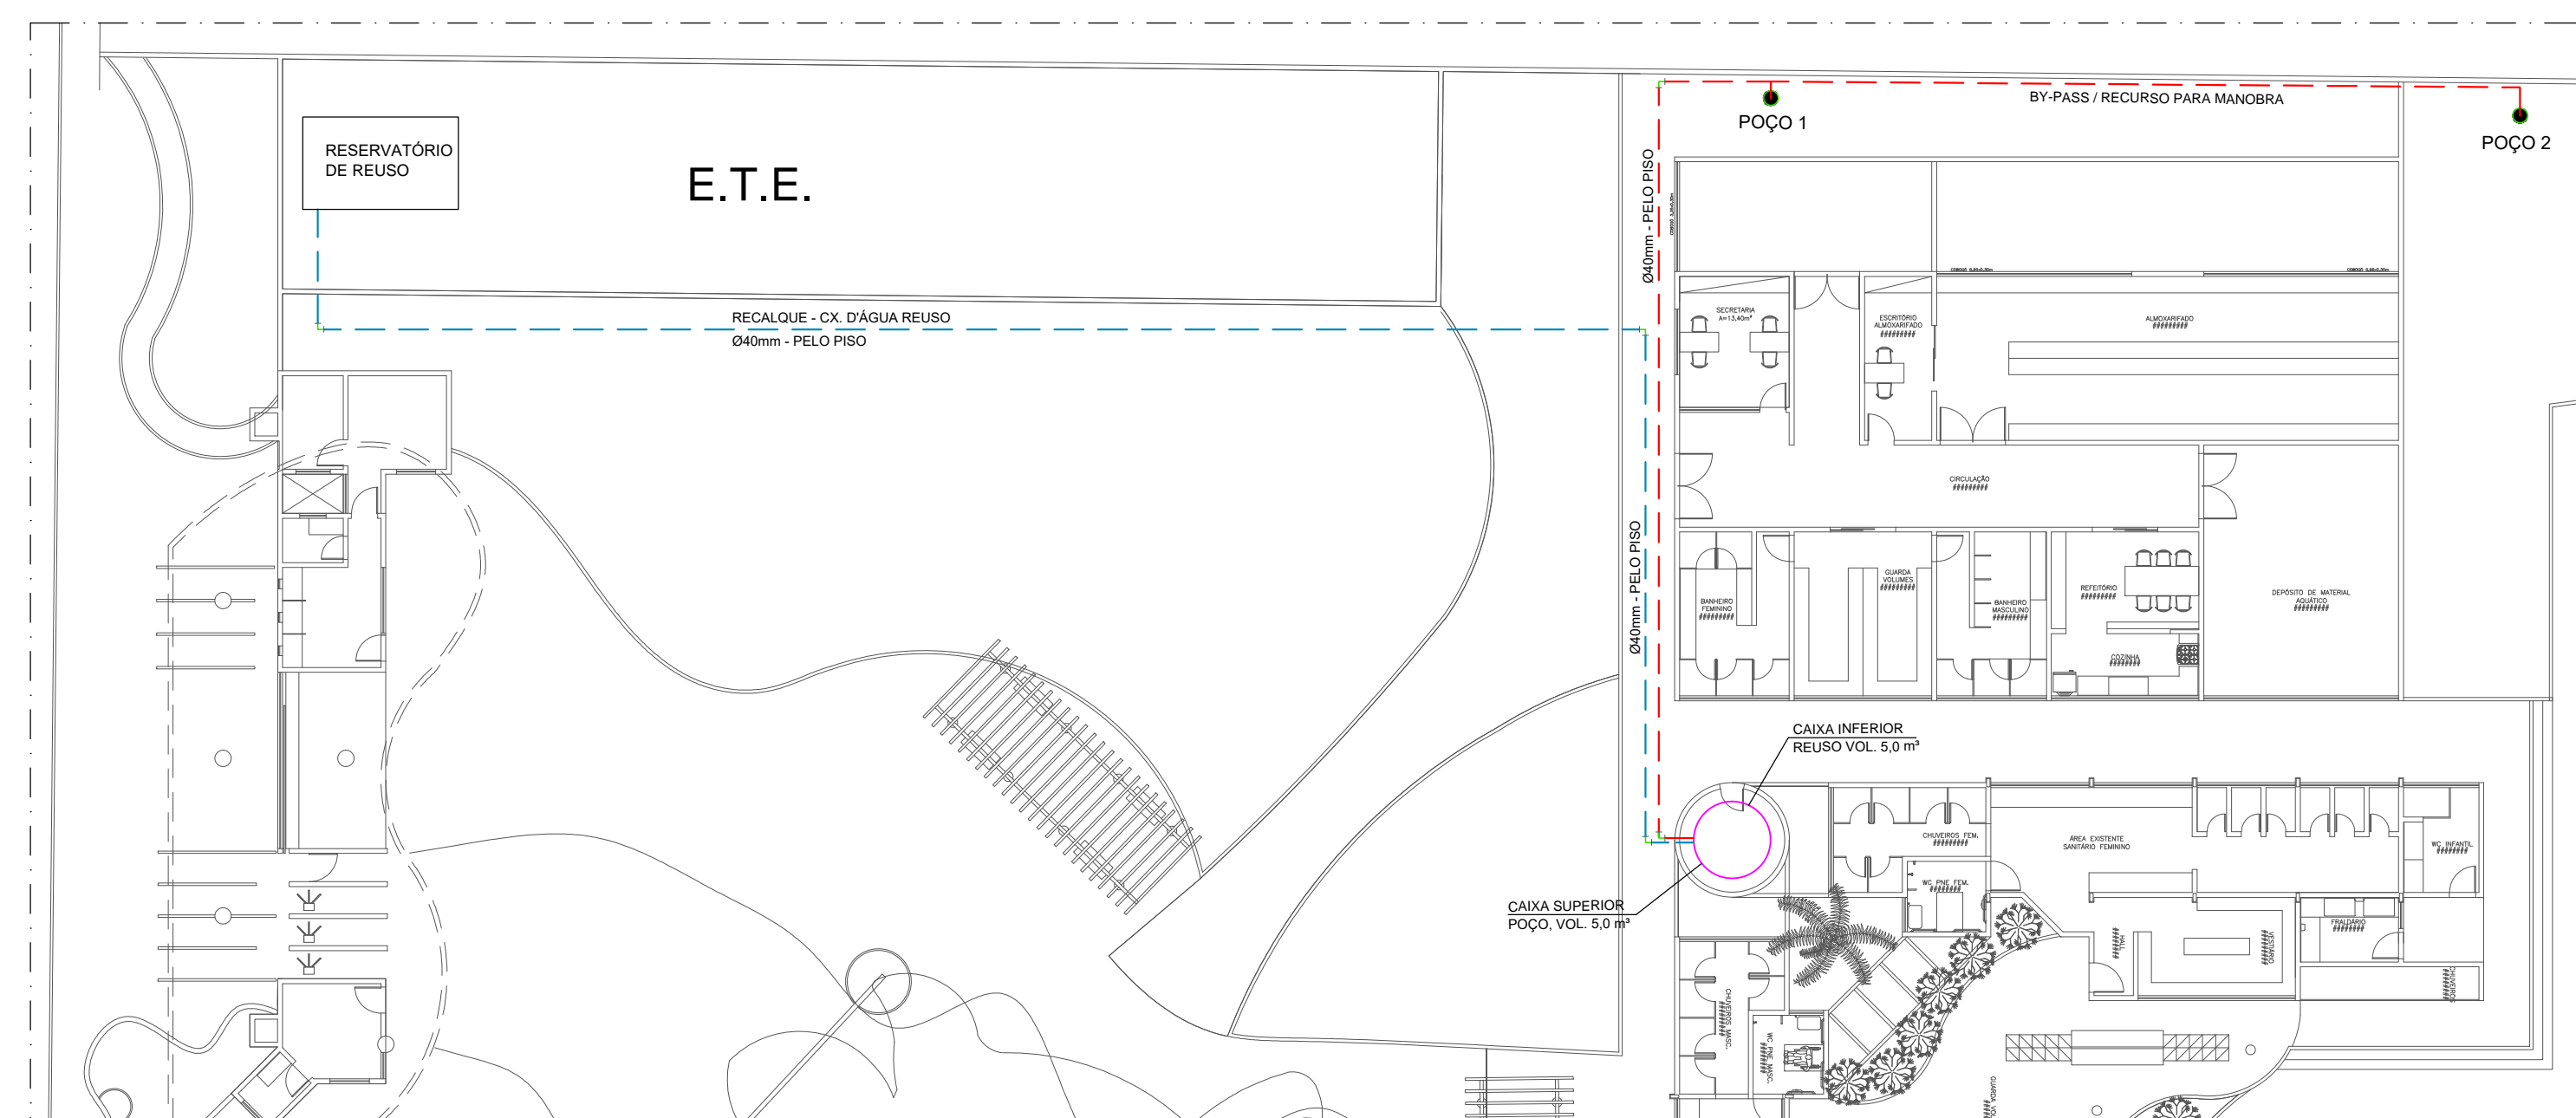


PLANTA BAIXA - ABASTECIMENTO RESERVATÓRIO DE REUSO  
ESCALA: 1/200

PERNAS-COR-ESPESURA


01	01	0.30
02	07	0.20
03	82	0.25
04	150	0.25
05	05	0.20
06	06	0.25
07	07	0.15
08	250	0.10
09	07	0.10
10	10	0.23
82	82	0.23
40	07	0.10
120	07	0.25
130	07	0.50
132	07	0.35
172	172	0.30
252	07	0.17
255	07	0.15
DEMAIS		0.10

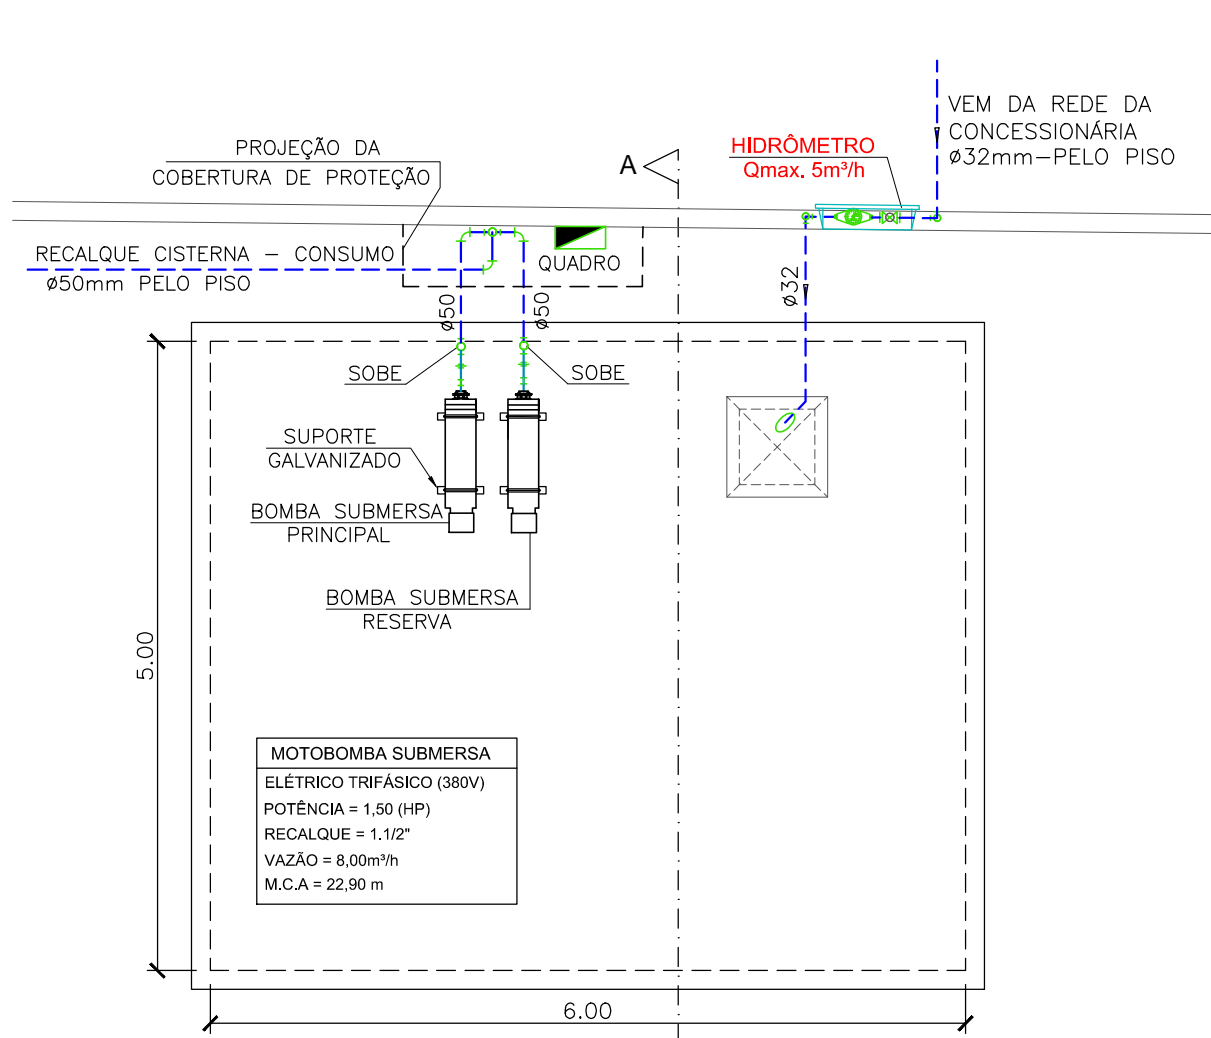


PLANTA BAIXA - CISTERNA  
SEM ESCALA

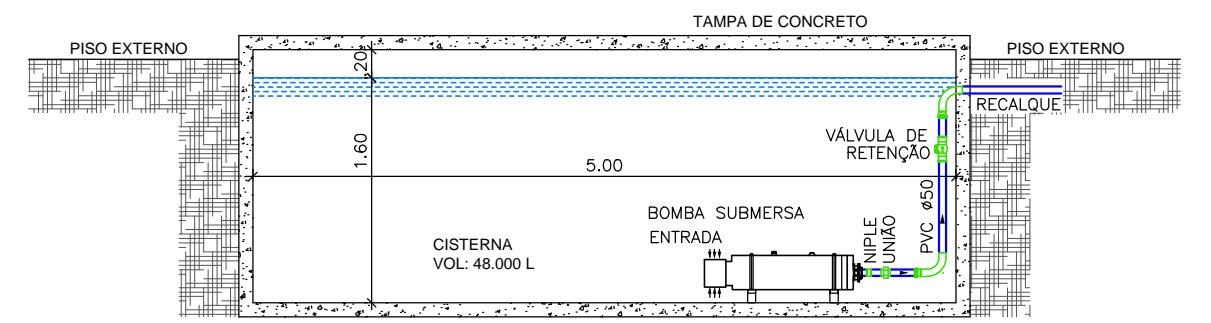


CORTE A - A (CISTERNA)  
SEM ESCALA

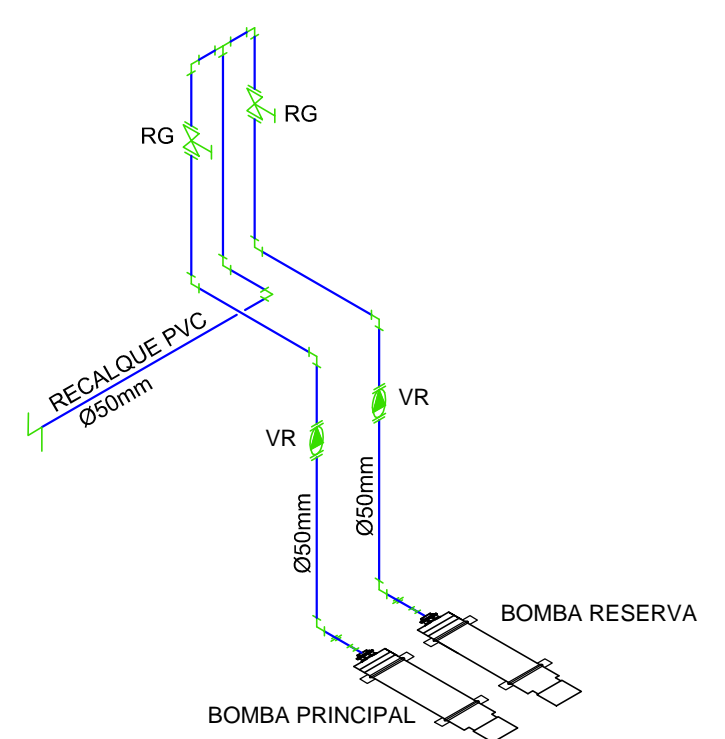

ESQUEMA ISOMÉTRICO - REGISTRO DE MANOBRAS BOMBAS DAS CISTERNAS  
SEM ESCALA

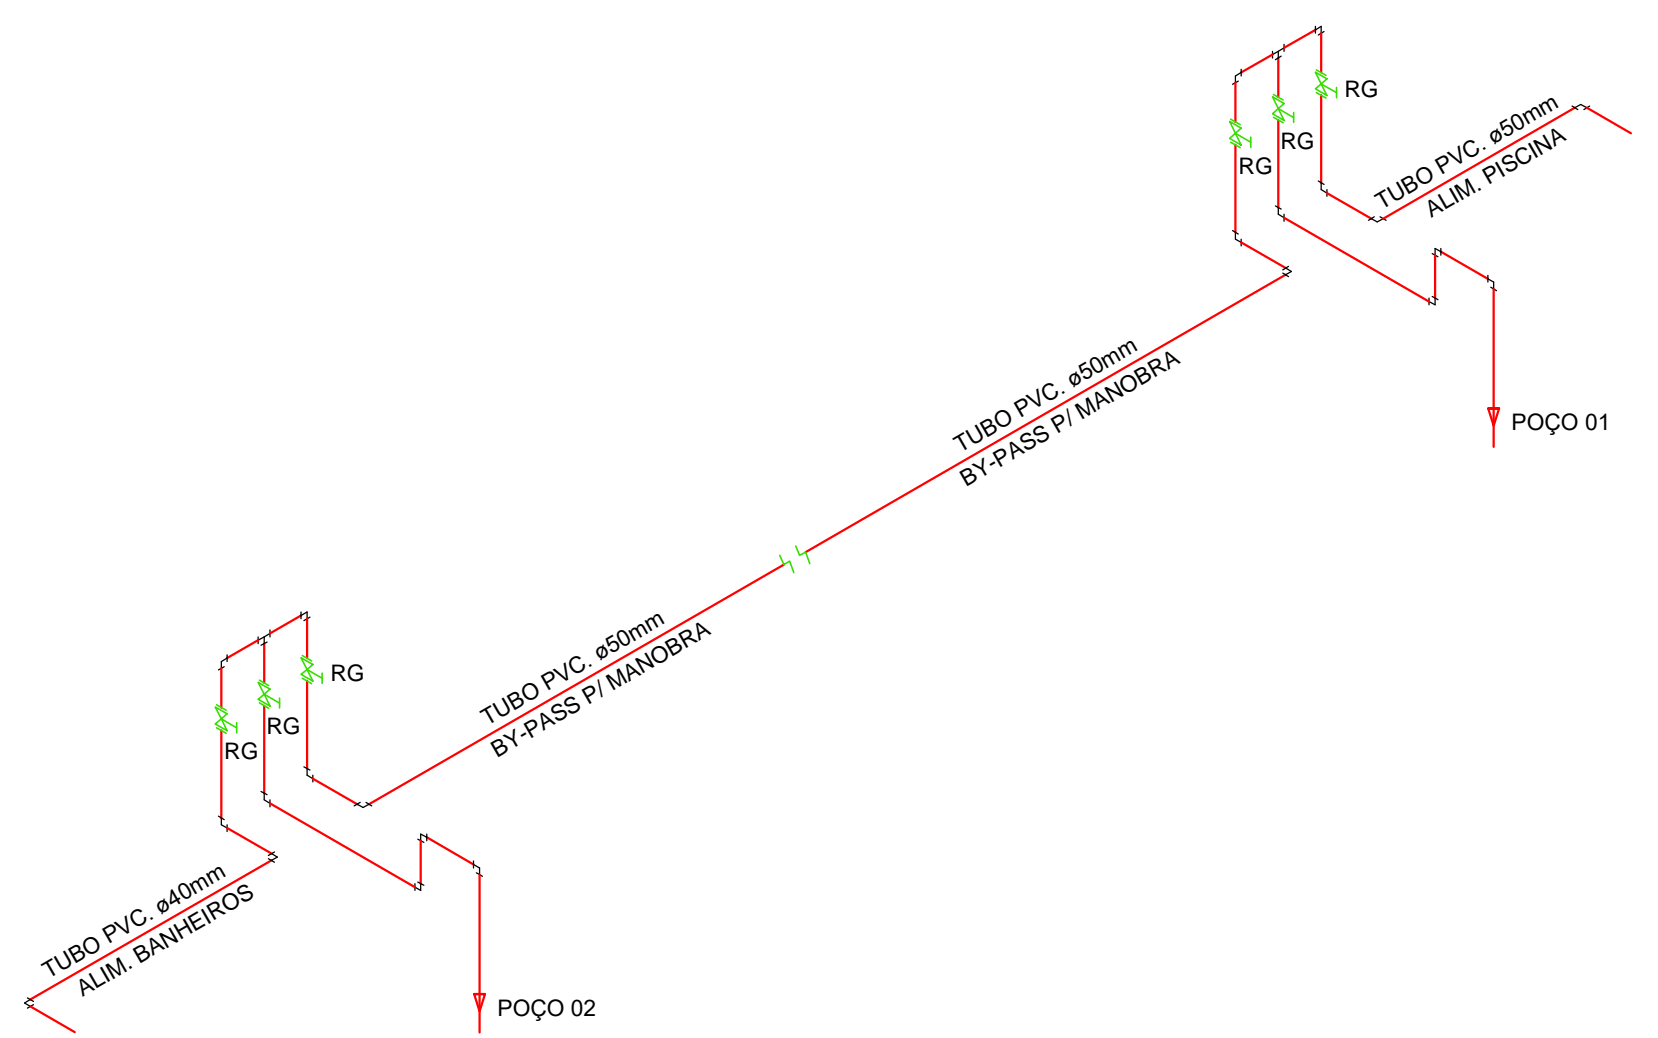

ESQUEMA ISOMÉTRICO - REGISTRO DE MANOBRAS DOS POÇOS  
SEM ESCALA

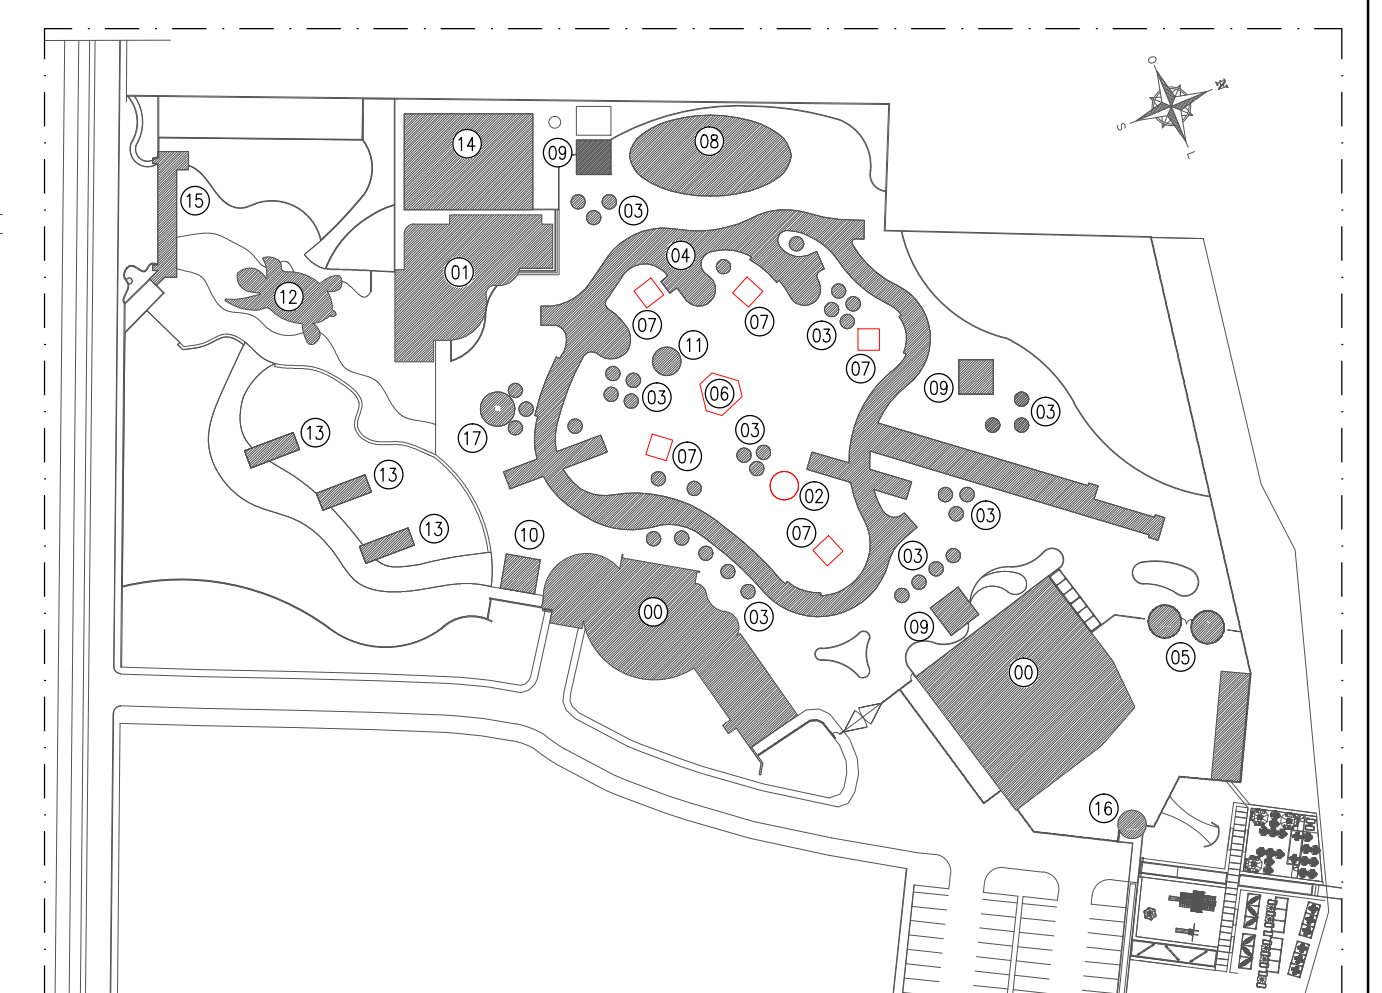

SITUAÇÃO GERAL - LOCAÇÃO DOS BLOCOS  
SEM ESCALA

PARQUE AQUÁTICO - ETAPA 02

ETAPA	BLOCO	QUANTIDADE
02	01 BANHEIROS (AMPLIAÇÃO)	01 UNIDADES
01	02 PALHOÇA GRANDE	01 UNIDADE
01/02	03 PALHOÇA PEQUENA (ÁREA NÃO COMPUTÁVEL)	30 UNIDADES
01/02	04 TOBOGUA (ÁREA DE PISCINA)	01 UNIDADES
02	05 PEDILÚVIO	02 UNIDADES
01	06 TORRE	01 UNIDADES
01	07 CASA DE BOMBA	05 UNIDADES
02	08 PISCINA INFANTIL	01 UNIDADES
02	09 LANCHONETE	03 UNIDADES
02	10 LOJA	01 UNIDADES
02	11 QUIOSQUE TOALHAS	01 UNIDADES
02	12 COBERTURA TARTARUGA (ÁREA NÃO COMP.)	01 UNIDADES
02	13 MIRANTE (ÁREA NÃO COMPUTÁVEL)	01 UNIDADES
02	14 SETOR DE SERVIÇO DO PARQUE	01 UNIDADES
02	15 BILHETERIA E ADMINISTRAÇÃO	01 UNIDADES
02	16 ENTRADA RESTAURANTE	01 UNIDADES
02	17 FONTE (ÁREA NÃO COMPUTÁVEL)	01 UNIDADES

LEGENDA

SÍMBOLOS	DESCRIÇÃO
---	- TUBULAÇÃO DE RECALQUE CISTERNA PI CAIXA D'ÁGUA DE CONSUMO
---	- TUBULAÇÃO DE RECALQUE POÇO PI CAIXA D'ÁGUA BANHEIROS E PISCINAS
---	- TUBULAÇÃO DE RECALQUE ETE PI CAIXA D'ÁGUA DE REUSO
+	- REGISTRO DE GAVETA
+	- JOELHO DE PVC RÍGIDO 90°
+	- CURVA DE PVC RÍGIDO 90°
+	- TÊ DE PVC RÍGIDO 90°



**Rocha & Sá**  
Engenharia  
PROJETOS E EXECUÇÕES

RUA NATAL, Nº 4662 - SALA "A", BAIRRO NOVO HORIZONTE, TERESINA - PI (CEP: 64.079-160)  
CONTATOS: (86) 99857-6438 // (86) 99497-9751 // rspiengenharia@hotmail.com

RESP. TÉCNICO: <i>Markys Daniel Rodrigues de Oliveira</i> MARKYS DANIEL RODRIGUES DE OLIVEIRA ENG. CIVIL - RNP: 1914917014	CONTRATANTE: <i>Luís Correia</i> SESC - SERVIÇO SOCIAL DO COMÉRCIO CNPJ: 03.581.526/0005-24
OBRA: <b>UNIDADE OPERACIONAL SESC BEIRA MAR - PARQUE AQUÁTICO</b> RODOVIA PI 116 - KM 7,5 - BAIRRO PRAIA DO BARRO PRETO LUÍS CORREIA - PI	
PROJETO: <b>INSTALAÇÕES HIDRÁULICAS</b>	
DESCRIÇÃO: PLANTA BAIXA - REDE DE ABASTECIMENTO ESQUEMA ISOMÉTRICO DE INSTALAÇÃO LEGENDA	FOLHA: <b>01</b>
REVISÃO: R0.18-06-2020	DATA: MAIO / 2020
FASE: PROJETO EXECUTIVO	ESCALA: INDICADA