




PLANTA BAIXA - BLOCO 09
ESCALA: 1/50

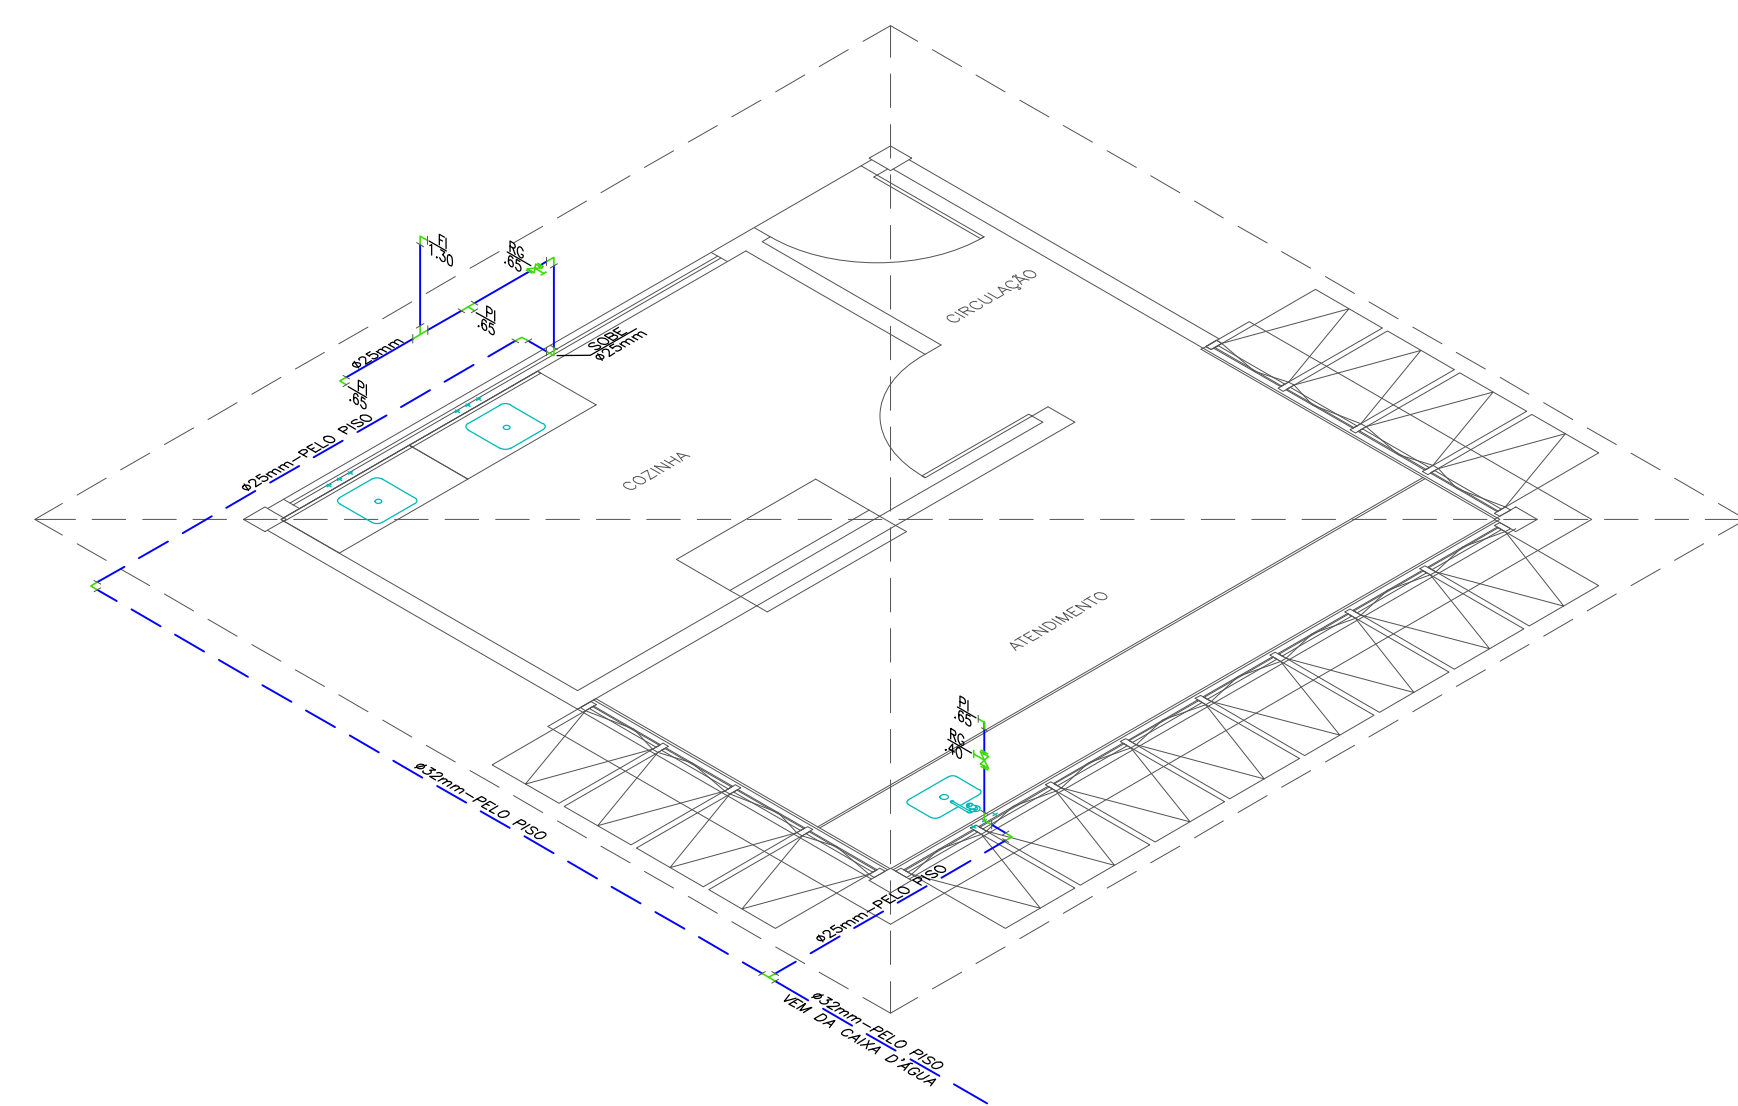

ISOM - LANCHONETE (BLOCO 09)
ESCALA: 1/50

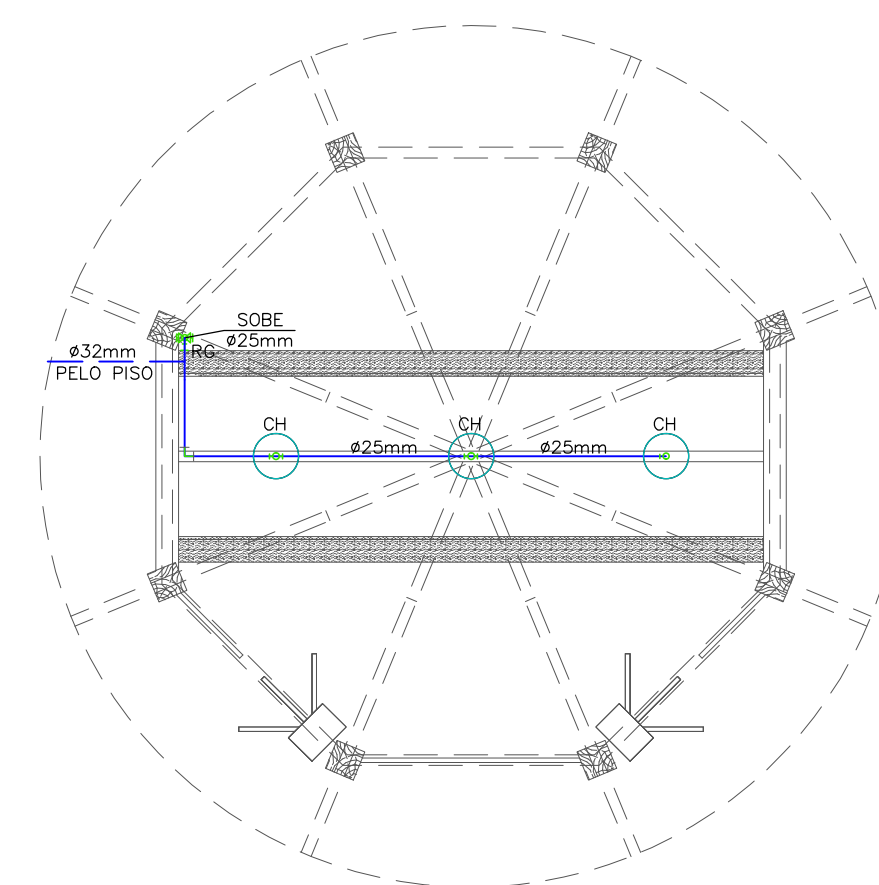


PLANTA BAIXA - BLOCO 05
ESCALA: 1/50

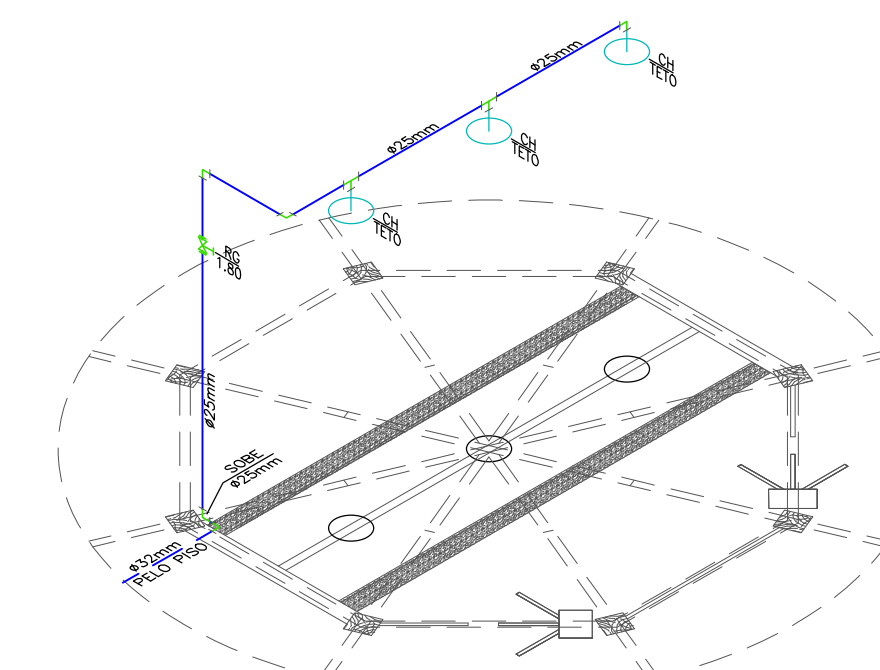


ISOM - PEDILUVIO (BLOCO 05)
ESCALA: 1/50

LEGENDA	
SÍMBOLOS	DESCRIÇÃO
	- TUBULAÇÃO DE PVC SOLDÁVEL NA PAREDE OU TETO PI ÁGUA FRIA
	- TUBULAÇÃO DE PVC SOLDÁVEL PELO PISO
	- BUCHA DE REDUÇÃO LONGA / CURTA
	- REGISTRO DE GAVETA
	- REGISTRO DE PRESSÃO
	- JOELHO DE PVC RÍGIDO 90°
	- TÊ DE PVC RÍGIDO 90°
RG	- REGISTRO DE GAVETA
RP	- REGISTRO DE PRESSÃO
LV	- LAVATÓRIO
CH	- CHUVEIRO
BCA	- BACIA SANITÁRIA COM CAIXA ACOPLADA
DU	- DUCHA HIGIÊNICA
PI	- PIA DE COZINHA
FI	- FILTRO
VD	- VÁLVULA DE DESCARGA
MIC	- MICTÓRIO


NOTAS:
 1-AS COTAS DAS TUBULAÇÕES DE PVC ESTÃO EM MILÍMETROS E REFEREM-SE AO DIÂMETRO EXTERNO.
 2-AS TUBULAÇÕES DE DISTRIBUIÇÃO E COLUNAS DE ÁGUA FRIA SERÃO EM TUBOS E CONEXÕES DE PVC SOLDÁVEL.
 3-TODA CONEXÃO DE SAÍDA PARA LIGAÇÃO DE APARELHOS SERÁ EM PVC DA LINHA AZUL SOLDÁVEL- ROSCA COM BUCHA DE LATÃO.
 4-AS ALTURAS DAS PEÇAS SANITÁRIAS DEVERÃO SER RETIRADAS DO PROJETO DE ARQUITETURA.
 5-TODAS AS INFORMAÇÕES DO PROJETO DEVERÃO SER CONFIRMADAS NA EXECUÇÃO DA OBRA.
 6-AS LOUÇAS E METAIS DE ACABAMENTO SERÃO ESPECIFICADOS PELO ARQUITETO.

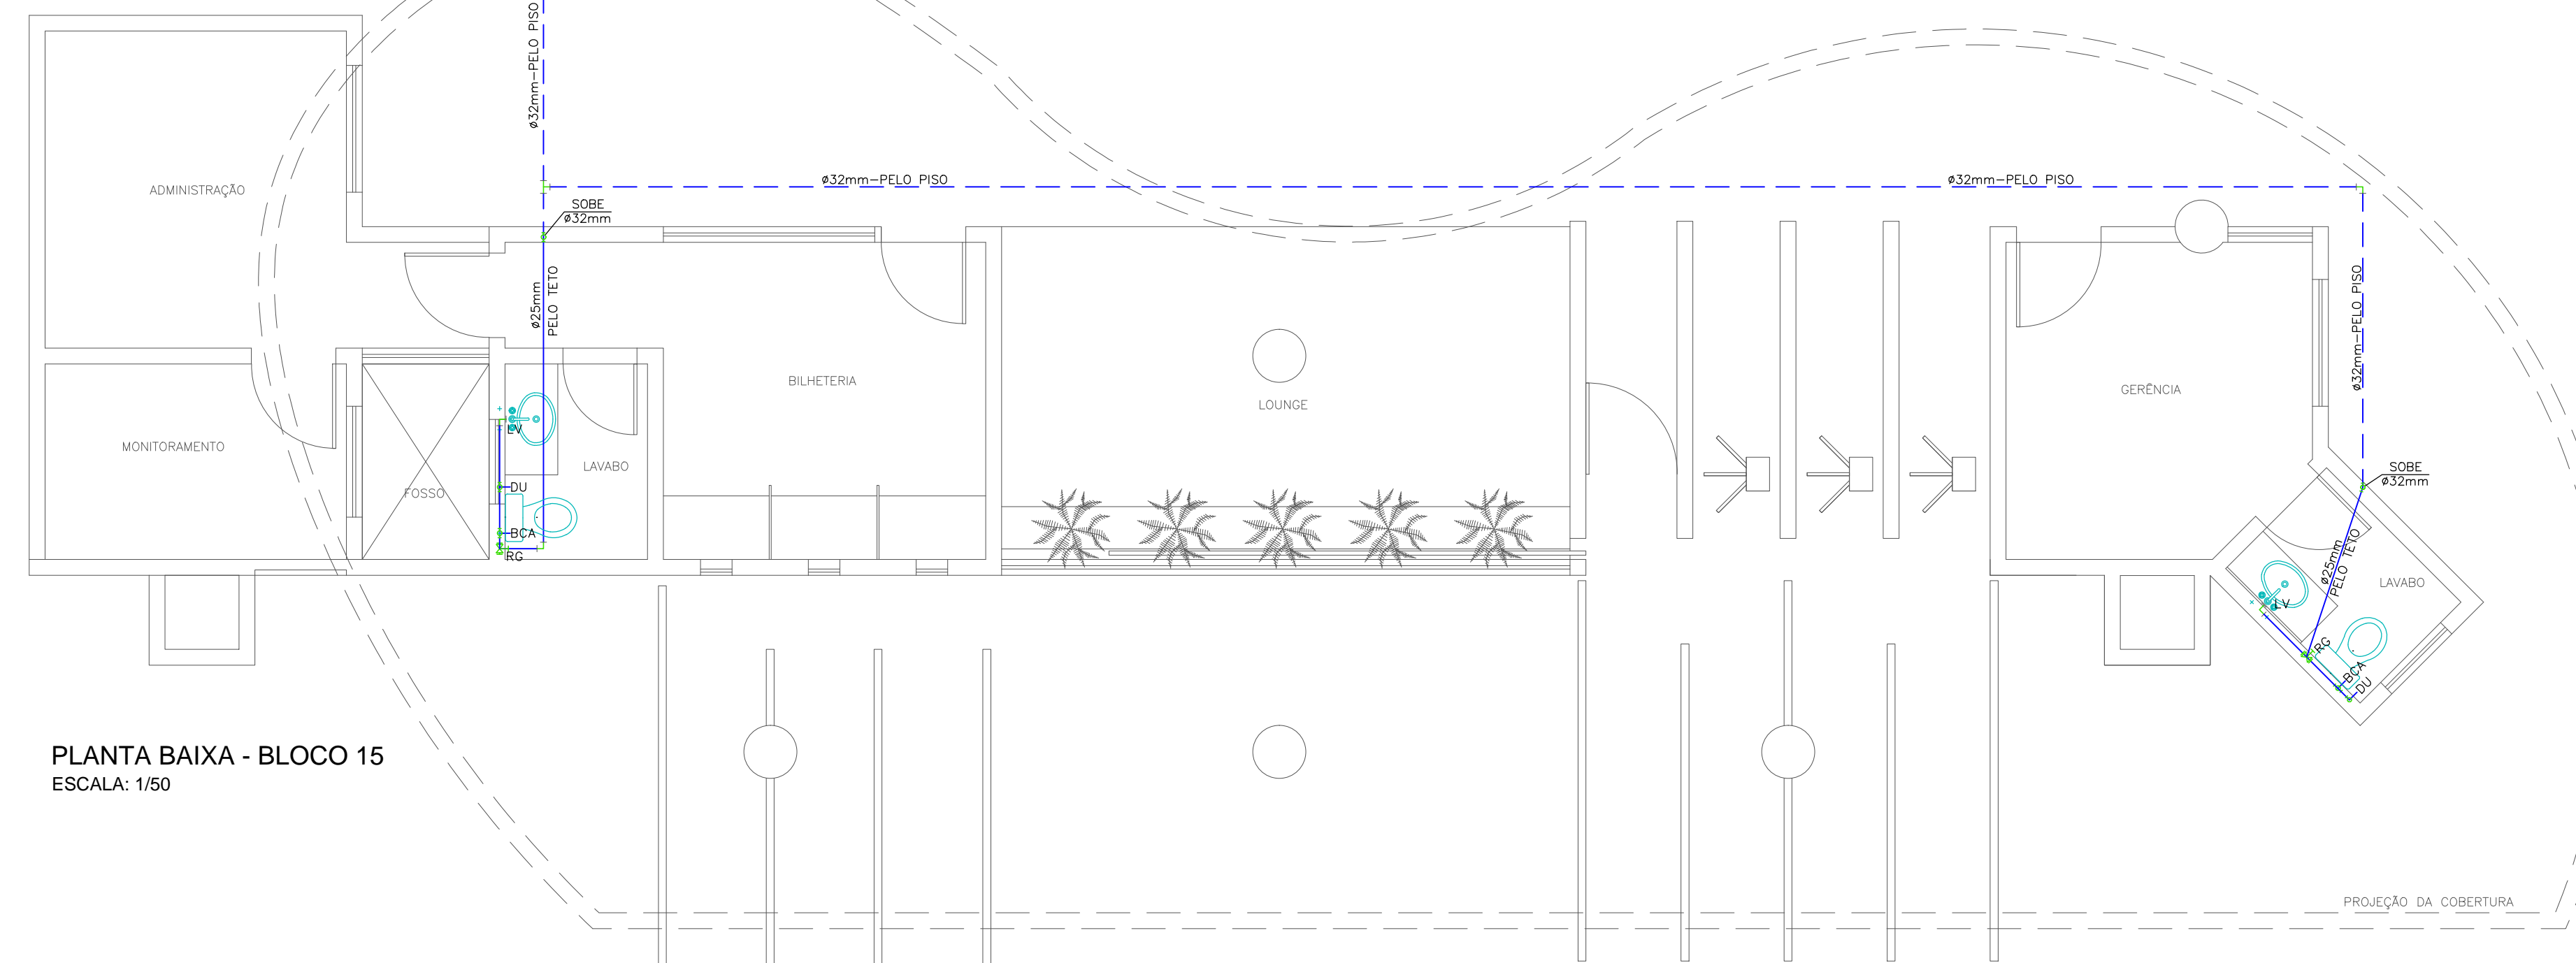

PLANTA BAIXA - BLOCO 15
ESCALA: 1/50

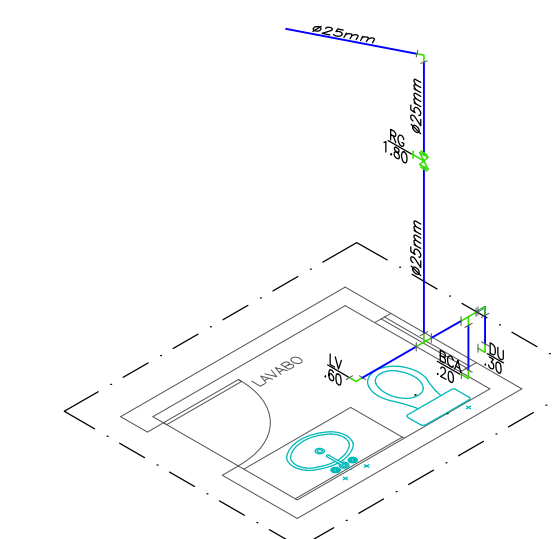

ISOM - LAVABO (BLOCO 15)
GERRÊNCIA
ESCALA: 1/50

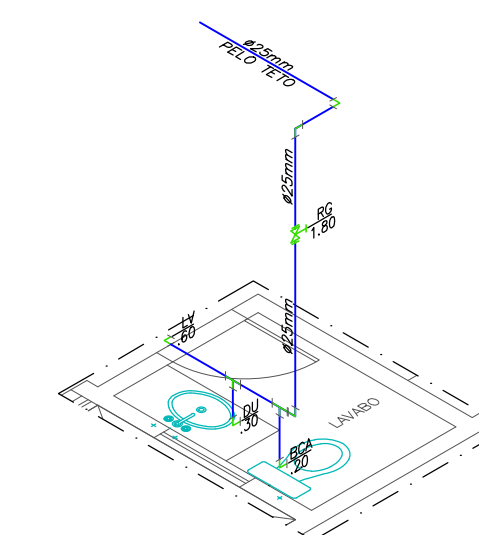

ISOM - LAVABO (BLOCO 15)
BILHETERIA
ESCALA: 1/50

FORMA	COR	ESPESURA
01	---	01 -- 0,30
02	---	07 -- 0,20
03	---	82 -- 0,25
04	---	150 -- 0,25
05	---	05 -- 0,20
06	---	06 -- 0,25
07	---	07 -- 0,15
08	---	250 -- 0,10
09	---	07 -- 0,10
10	---	10 -- 0,23
82	---	82 -- 0,23
40	---	07 -- 0,10
120	---	07 -- 0,25
130	---	07 -- 0,50
132	---	07 -- 0,35
172	---	172 -- 0,30
252	---	07 -- 0,17
255	---	07 -- 0,15
DEMAIS	---	0,10

Rocha & Sá Engenharia
 PROJETOS E EXECUÇÕES

RUA NATAL, Nº 4662 - SALA "A", BAIRRO NOVO HORIZONTE, TERESINA - PI (CEP: 64.079-160)
 CONTATOS: (86) 99857-6438 // (86) 99497-9751 // rspiengenharia@hotmail.com

RESP. TÉCNICO: <i>Markys Daniel Rodrigues de Oliveira</i> MARKYS DANIEL RODRIGUES DE OLIVEIRA ENG. CIVIL - RNP: 1914917014	CONTRATANTE: <i>Luis Correia</i> SESC - SERVIÇO SOCIAL DO COMÉRCIO CNPJ: 03.581.526/0005-24
---	--

OBRA:
UNIDADE OPERACIONAL SESC BEIRA MAR - PARQUE AQUÁTICO
 RODOVIA PI 116 - KM 7,5 - BAIRRO PRAIA DO BARRO PRETO
 LUÍS CORREIA - PI

PROJETO:
INSTALAÇÕES HIDRÁULICAS

DESCRIÇÃO:
 PLANTA BAIXA - BLOCOS 05, 09 E 14
 ISOMÉTRICO - BLOCOS 05, 09 E 14
 LEGENDA

REVISÃO: R0.18-05-2020	DATA: MAIO / 2020	FASE: PROJETO EXECUTIVO	ESCALA: INDICADA
---------------------------	----------------------	----------------------------	---------------------