



PLANTA BAIXA - BLOCO 14  
ESCALA: 1/50

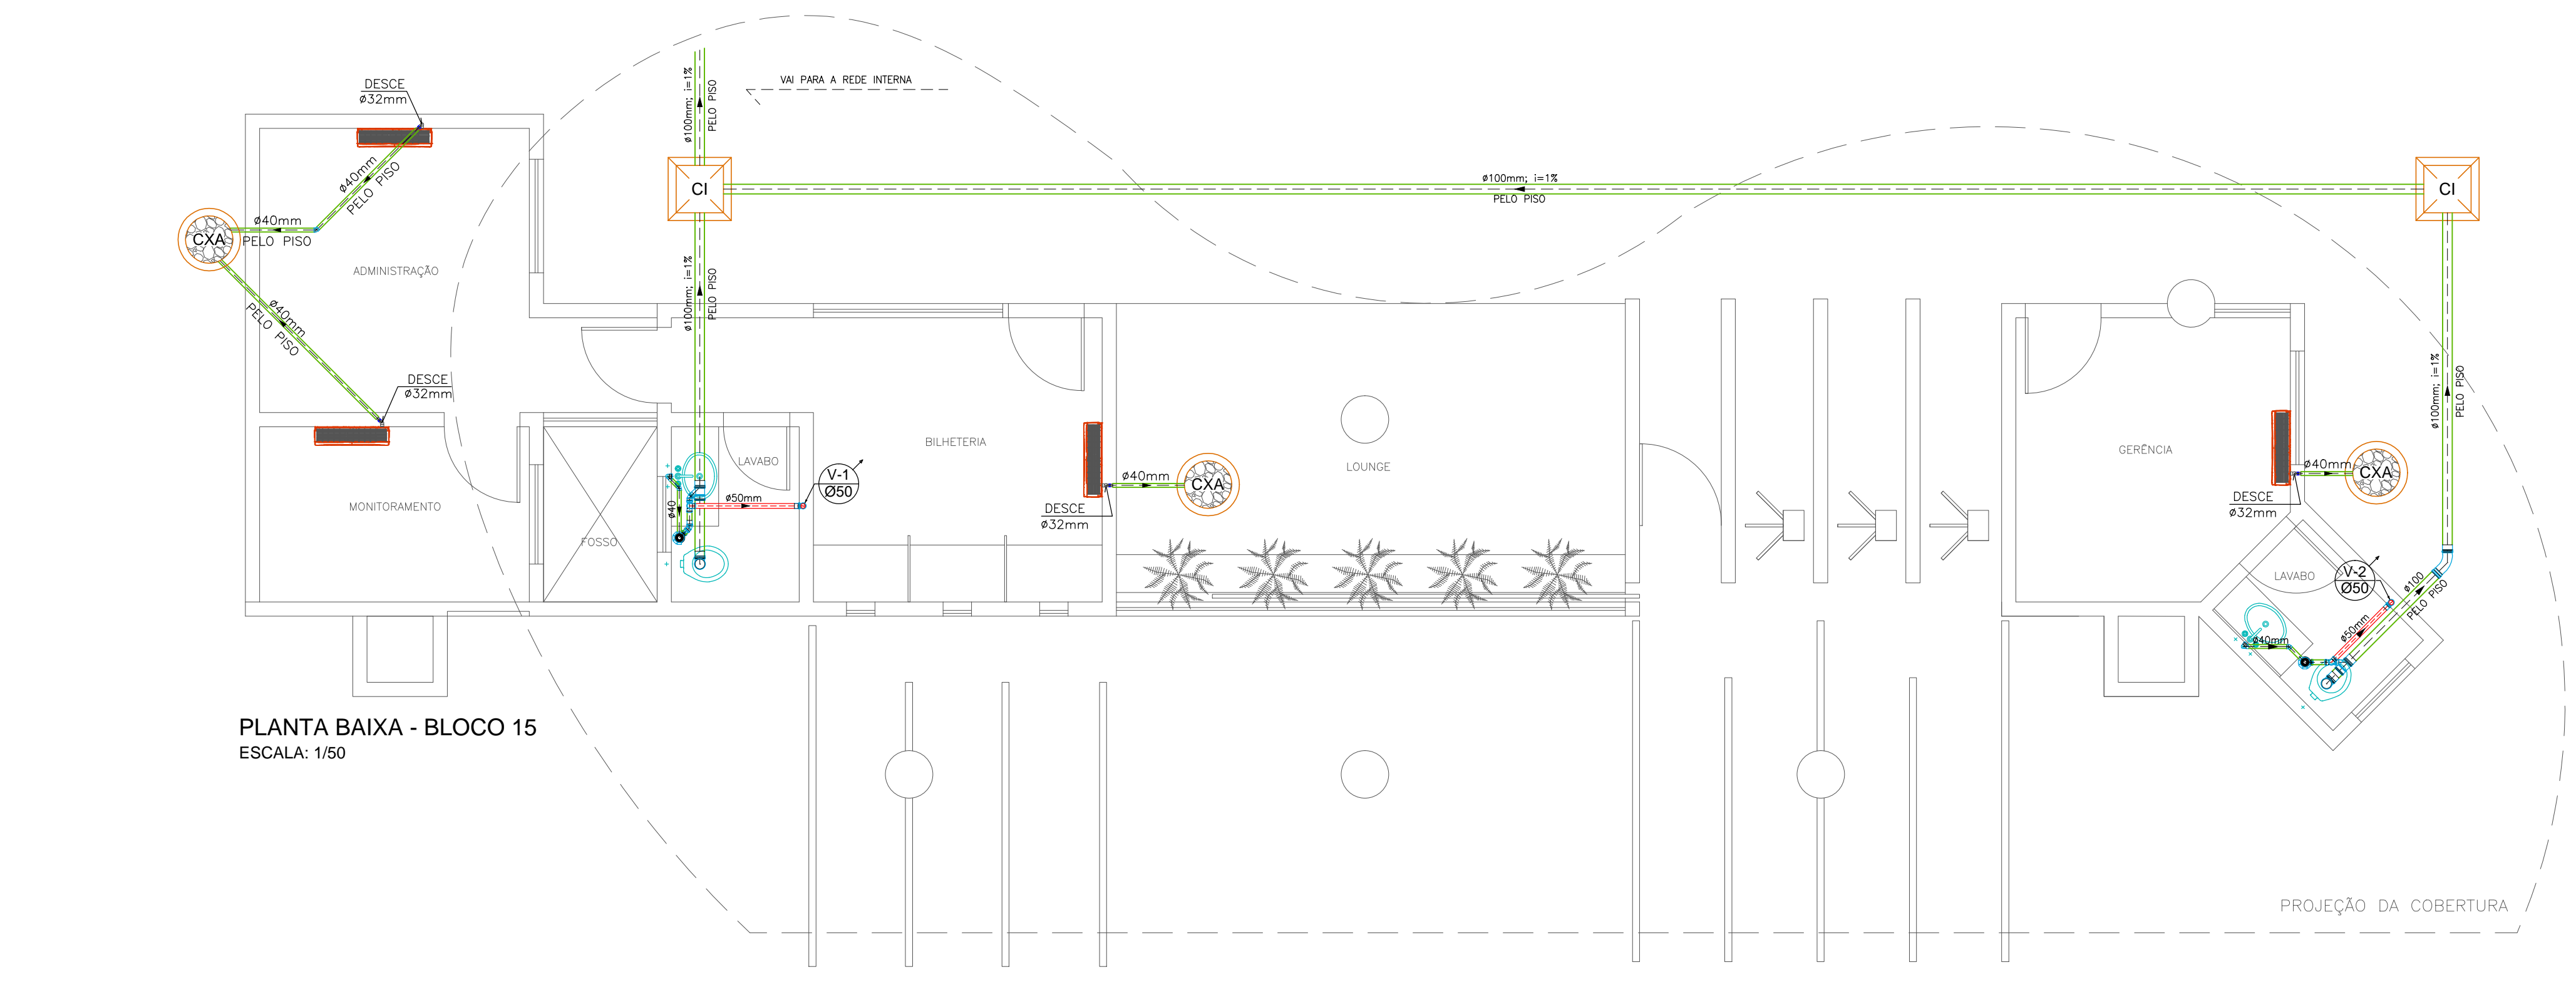


PLANTA BAIXA - BLOCO 15  
ESCALA: 1/50

PENAS-COR-ESPESURA



01	-- 01 -- 0.30
02	-- 07 -- 0.20
03	-- 82 -- 0.25
04	-- 150 -- 0.25
05	-- 05 -- 0.20
06	-- 06 -- 0.25
07	-- 07 -- 0.15
08	-- 250 -- 0.10
09	-- 07 -- 0.10
10	-- 10 -- 0.23
82	-- 82 -- 0.23
40	-- 07 -- 0.10
120	-- 07 -- 0.25
130	-- 07 -- 0.50
132	-- 07 -- 0.35
172	-- 172 -- 0.30
252	-- 07 -- 0.17
255	-- 07 -- 0.15
DEMAIS	-- 0.10

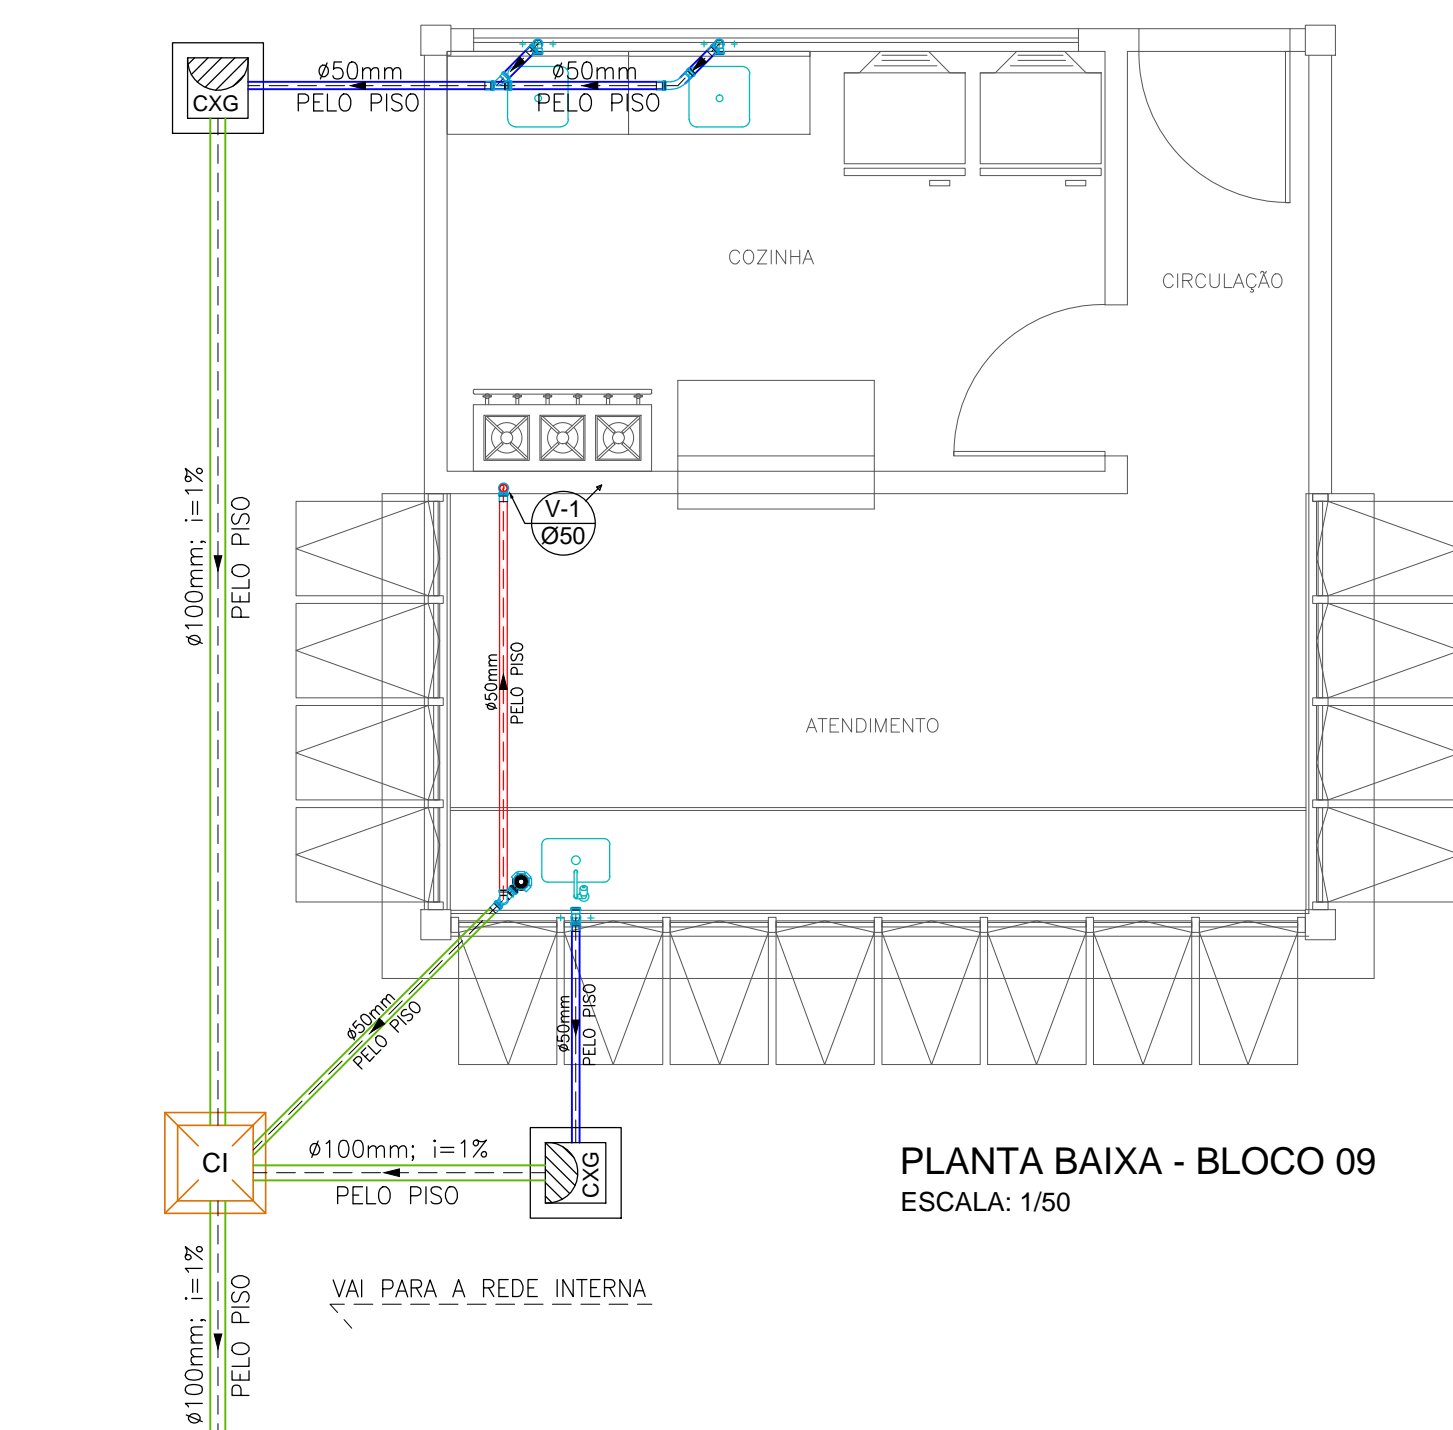

PLANTA BAIXA - BLOCO 09  
ESCALA: 1/50

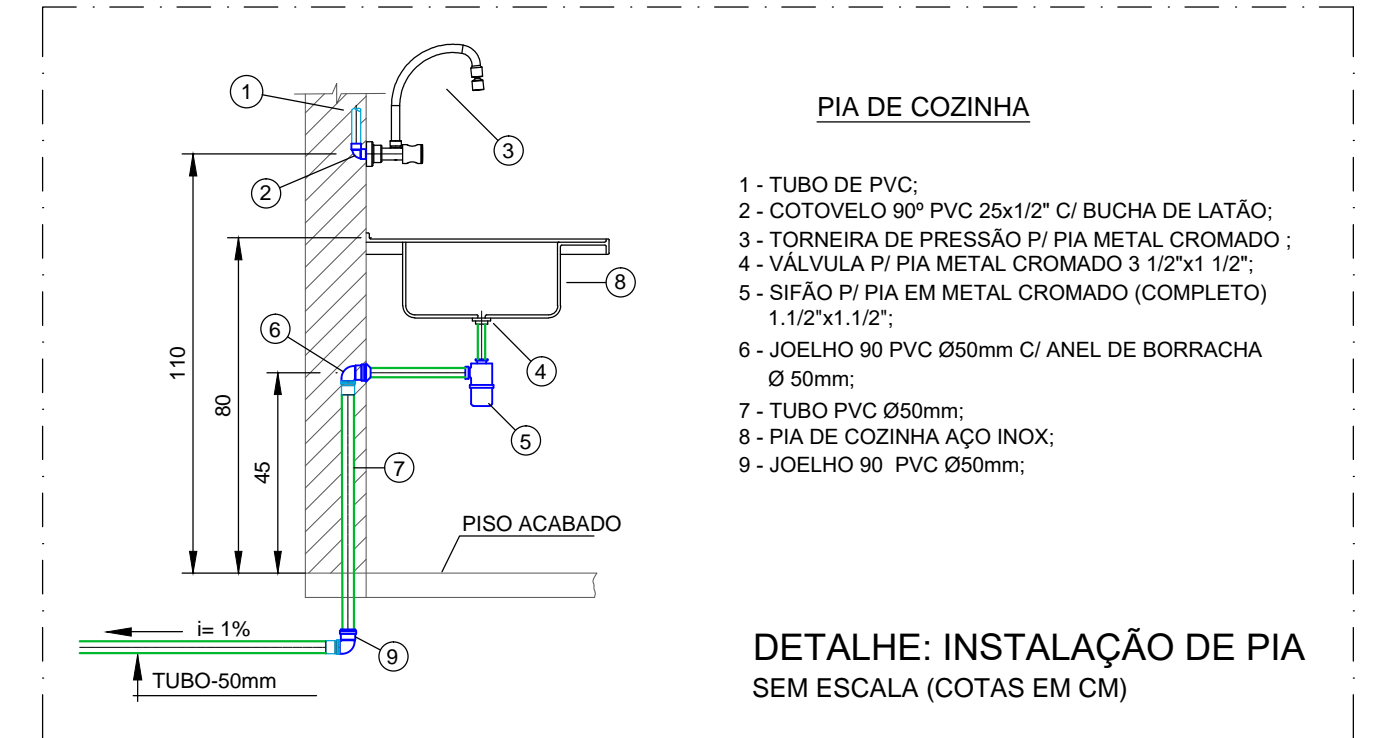

LEGENDA	
SÍMBOLOS	DESCRIÇÃO
	- TUBULAÇÃO DE ESGOTO SANITÁRIO
	- TUBULAÇÃO DE GORDURA
	- TUBULAÇÃO DE VENTILAÇÃO
	- TUBO DE VENTILAÇÃO
	- DIÂMETRO DO TUBO
	- CAIXA DE INSPEÇÃO
	- CAIXA DE GORDURA
	- CAIXA SIF. GIRAFÁCIL 100X150X50mm
	- RALO SECO REDONDO 100X100X40mm
	- PONTO DE AR CONDICIONADO "SPLIT"
	- CAIXA DE AREIA

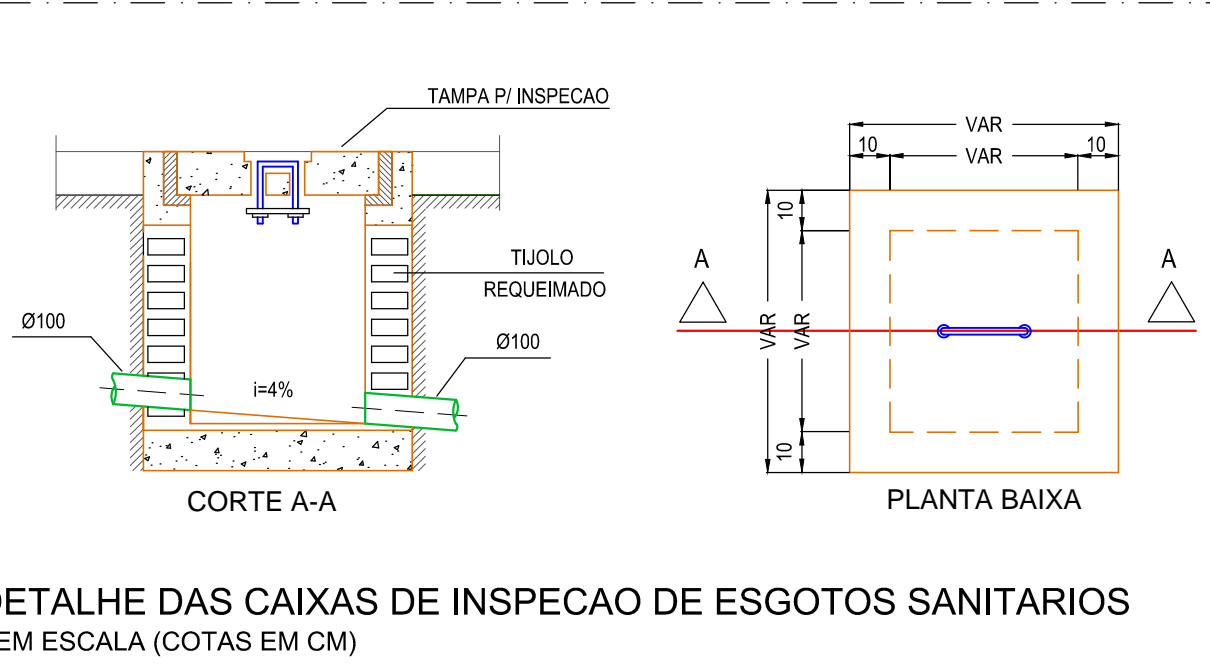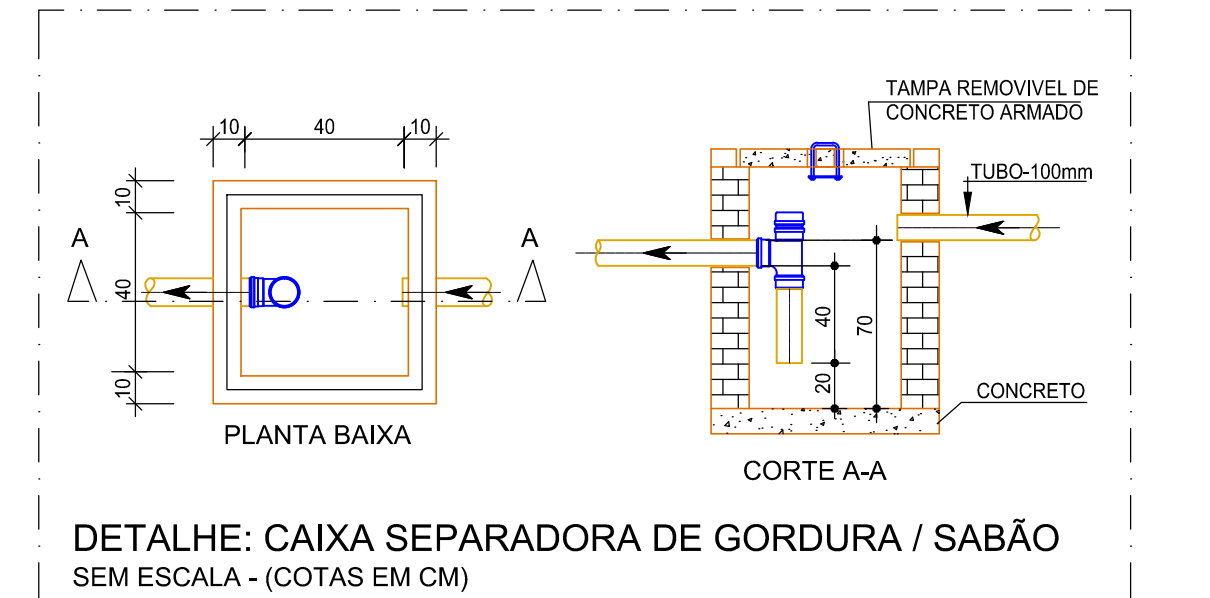

**Rocha & Sá Engenharia**  
PROJETOS E EXECUÇÕES

RUA NATAL, Nº 4662 - SALA "A", BAIRRO NOVO HORIZONTE, TERESINA - PI (CEP: 64.079-160)  
CONTATOS: (86) 99857-6438 // (86) 99497-9751 // rspiengenharia@hotmail.com

RESP. TÉCNICO: *Markys Daniel Rodrigues de Oliveira*  
MARKYS DANIEL RODRIGUES DE OLIVEIRA  
ENG. CIVIL - RNP: 1914917014

CONTRATANTE: *Nullin*  
SESC - SERVIÇO SOCIAL DO COMÉRCIO  
CNPJ: 03.581.526/0005-24

OBRA:  
**UNIDADE OPERACIONAL SESC BEIRA MAR - PARQUE AQUÁTICO**  
RODOVIA PI 116 - KM 7,5 - BAIRRO PRAIA DO BARRO PRETO  
LUÍS CORREIA - PI

PROJETO:  
**INSTALAÇÕES SANITÁRIAS E DRENO DE ARCONDICIONADO**

REVISÃO: R0.18-06-2020	DATA: MAIO / 2020	FASE: PROJETO EXECUTIVO	ESCALA: INDICADA	FOLHA: <b>03</b>
---------------------------	----------------------	----------------------------	---------------------	---------------------